

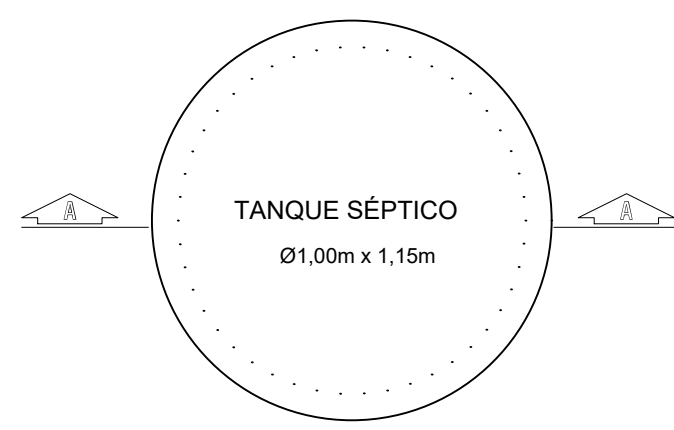


PLANTA BAIXA DE INSTALAÇÕES HIDROSANITÁRIAS
ESCALA - 1/50


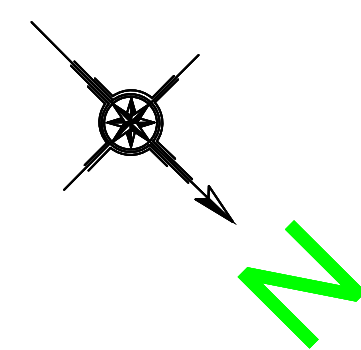


TANQUE SÉPTICO
Ø1,00m x 1,15m


PLANTA BAIXA TANQUE SÉPTICO
ESCALA - 1/25

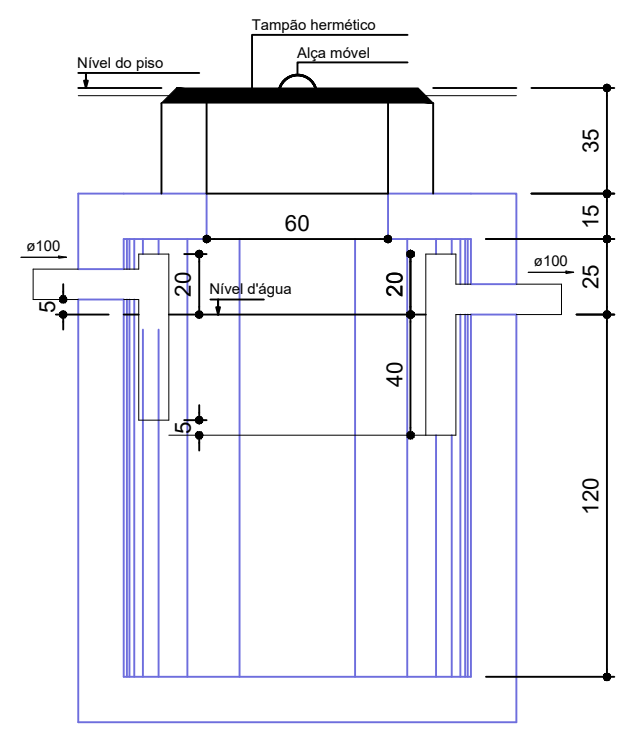

TANQUE SÉPTICO
CORTE - escala 1/25

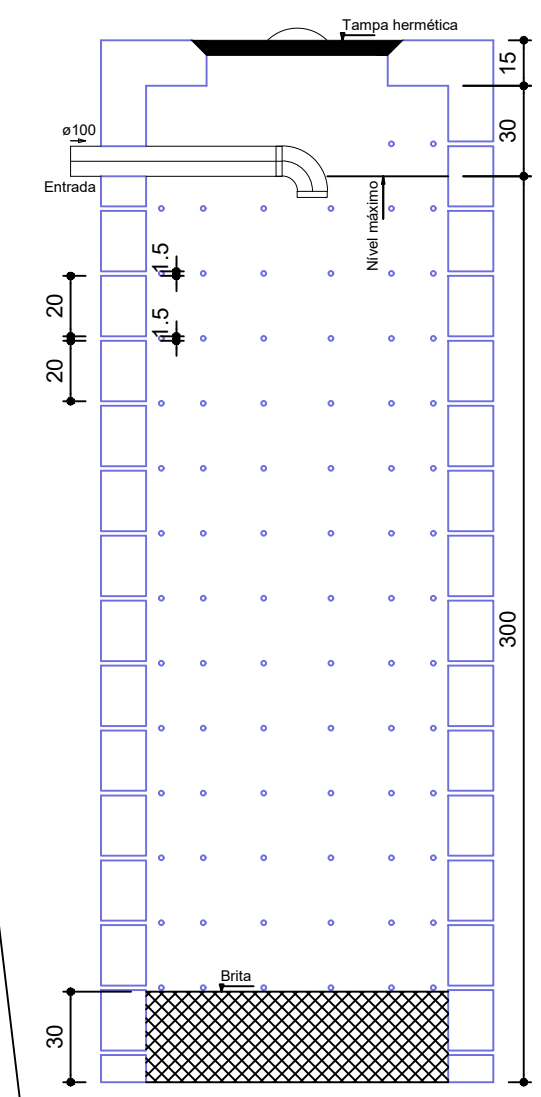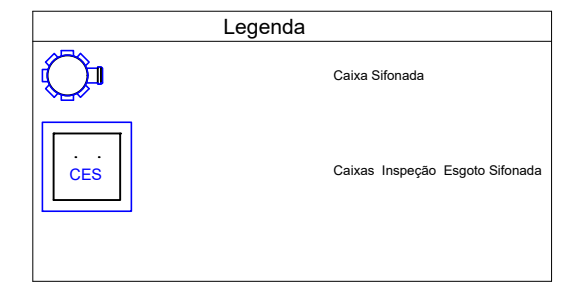

SUMIDOURO
CORTE - escala 1/25

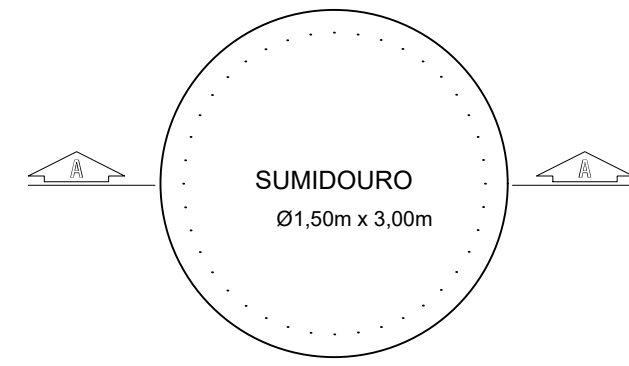

PLANTA BAIXA SUMIDOURO
ESCALA - 1/25

NOTAS:

REFERÊNCIA
PROJETO DE INSTAÇÕES HIDROSANITÁRIAS
PLANTA BAIXA DE INSTAÇÕES HIDROSANITÁRIAS
TANQUE SÉPTICO/ SUMIDOURO/ LEGENDA
PLANTA BAIXA DE TANQUE SÉPTICO E
SUMIDOURO

PRANCHA:
01
TOTAL: **01**

CLIENTE
OBRA:
CONSTRUÇÃO DE BANHEIROS E REFORMA DE QUADRA POLI ESPORTIVA
LOCAL:
RUA SELVA RIBEIRO CASSETARI
BAIRRO- COHAB - BOM JARDIM DA SERRA - SC
PROPRIETÁRIO (A): MUNICÍPIO DE BOM JARDIM DA SERRA

ESTATÍSTICA (m²)

| | |
|--------------------|------------------------|
| ÁREA LOTE | 8103,33 M ² |
| À CONSTRUIR | 21,70 M ² |
| À REFORMAR | 520,73 M ² |
| A. CONSTRUÍDA | |
| TOTAL CONSTRUÇÃO | m ² |
| IND. APROV. | |
| TX. OCUP. | |
| TX. PERMEABILIDADE | |
| ÁREA REMASCENTE | |

PROPRIETÁRIO (A): MUNICÍPIO DE BOM JARDIM DA SERRA

AUTOR DO PROJETO:
ENGENHEIRO CIVIL :CESAR AUGUSTO MOLINETT
CREA - SC 161335-3

RESPONSÁVEL TÉCNICO:
ENGENHEIRO CIVIL :CESAR AUGUSTO MOLINETT
CREA - SC 161335-3

| | |
|---------|-----------|
| ESCALA | INDICADA |
| DATA | DEZ./2020 |
| DESENHO | CESAR |
| ARQUIVO | DWG |