


**LEGENDA**

- CA Coluna de Água Fria
- CEA Coluna de Entrada da Água Fria
- Tubulação Sobre Forro
- Tubulação Embutida na Parede
- Tubulação de Entrada de Água Fria potável
- Tubulação de Entrada de Água Reaproveitada
- Tubulação de Água Reaproveitada
- Bucha de Redução Soldável
- Tê Soldável e/ou com Bucha de Latão
- Joelho de 90° Soldável
- Curva de 45° Soldável
- Joelho de 90° Soldável e com Bucha de Latão
- Registro de Esfera em PVC
- Adaptador Soldável com Rosca /Interna p/ Cx d'Água
- Hidrometro
- Bomba d'água

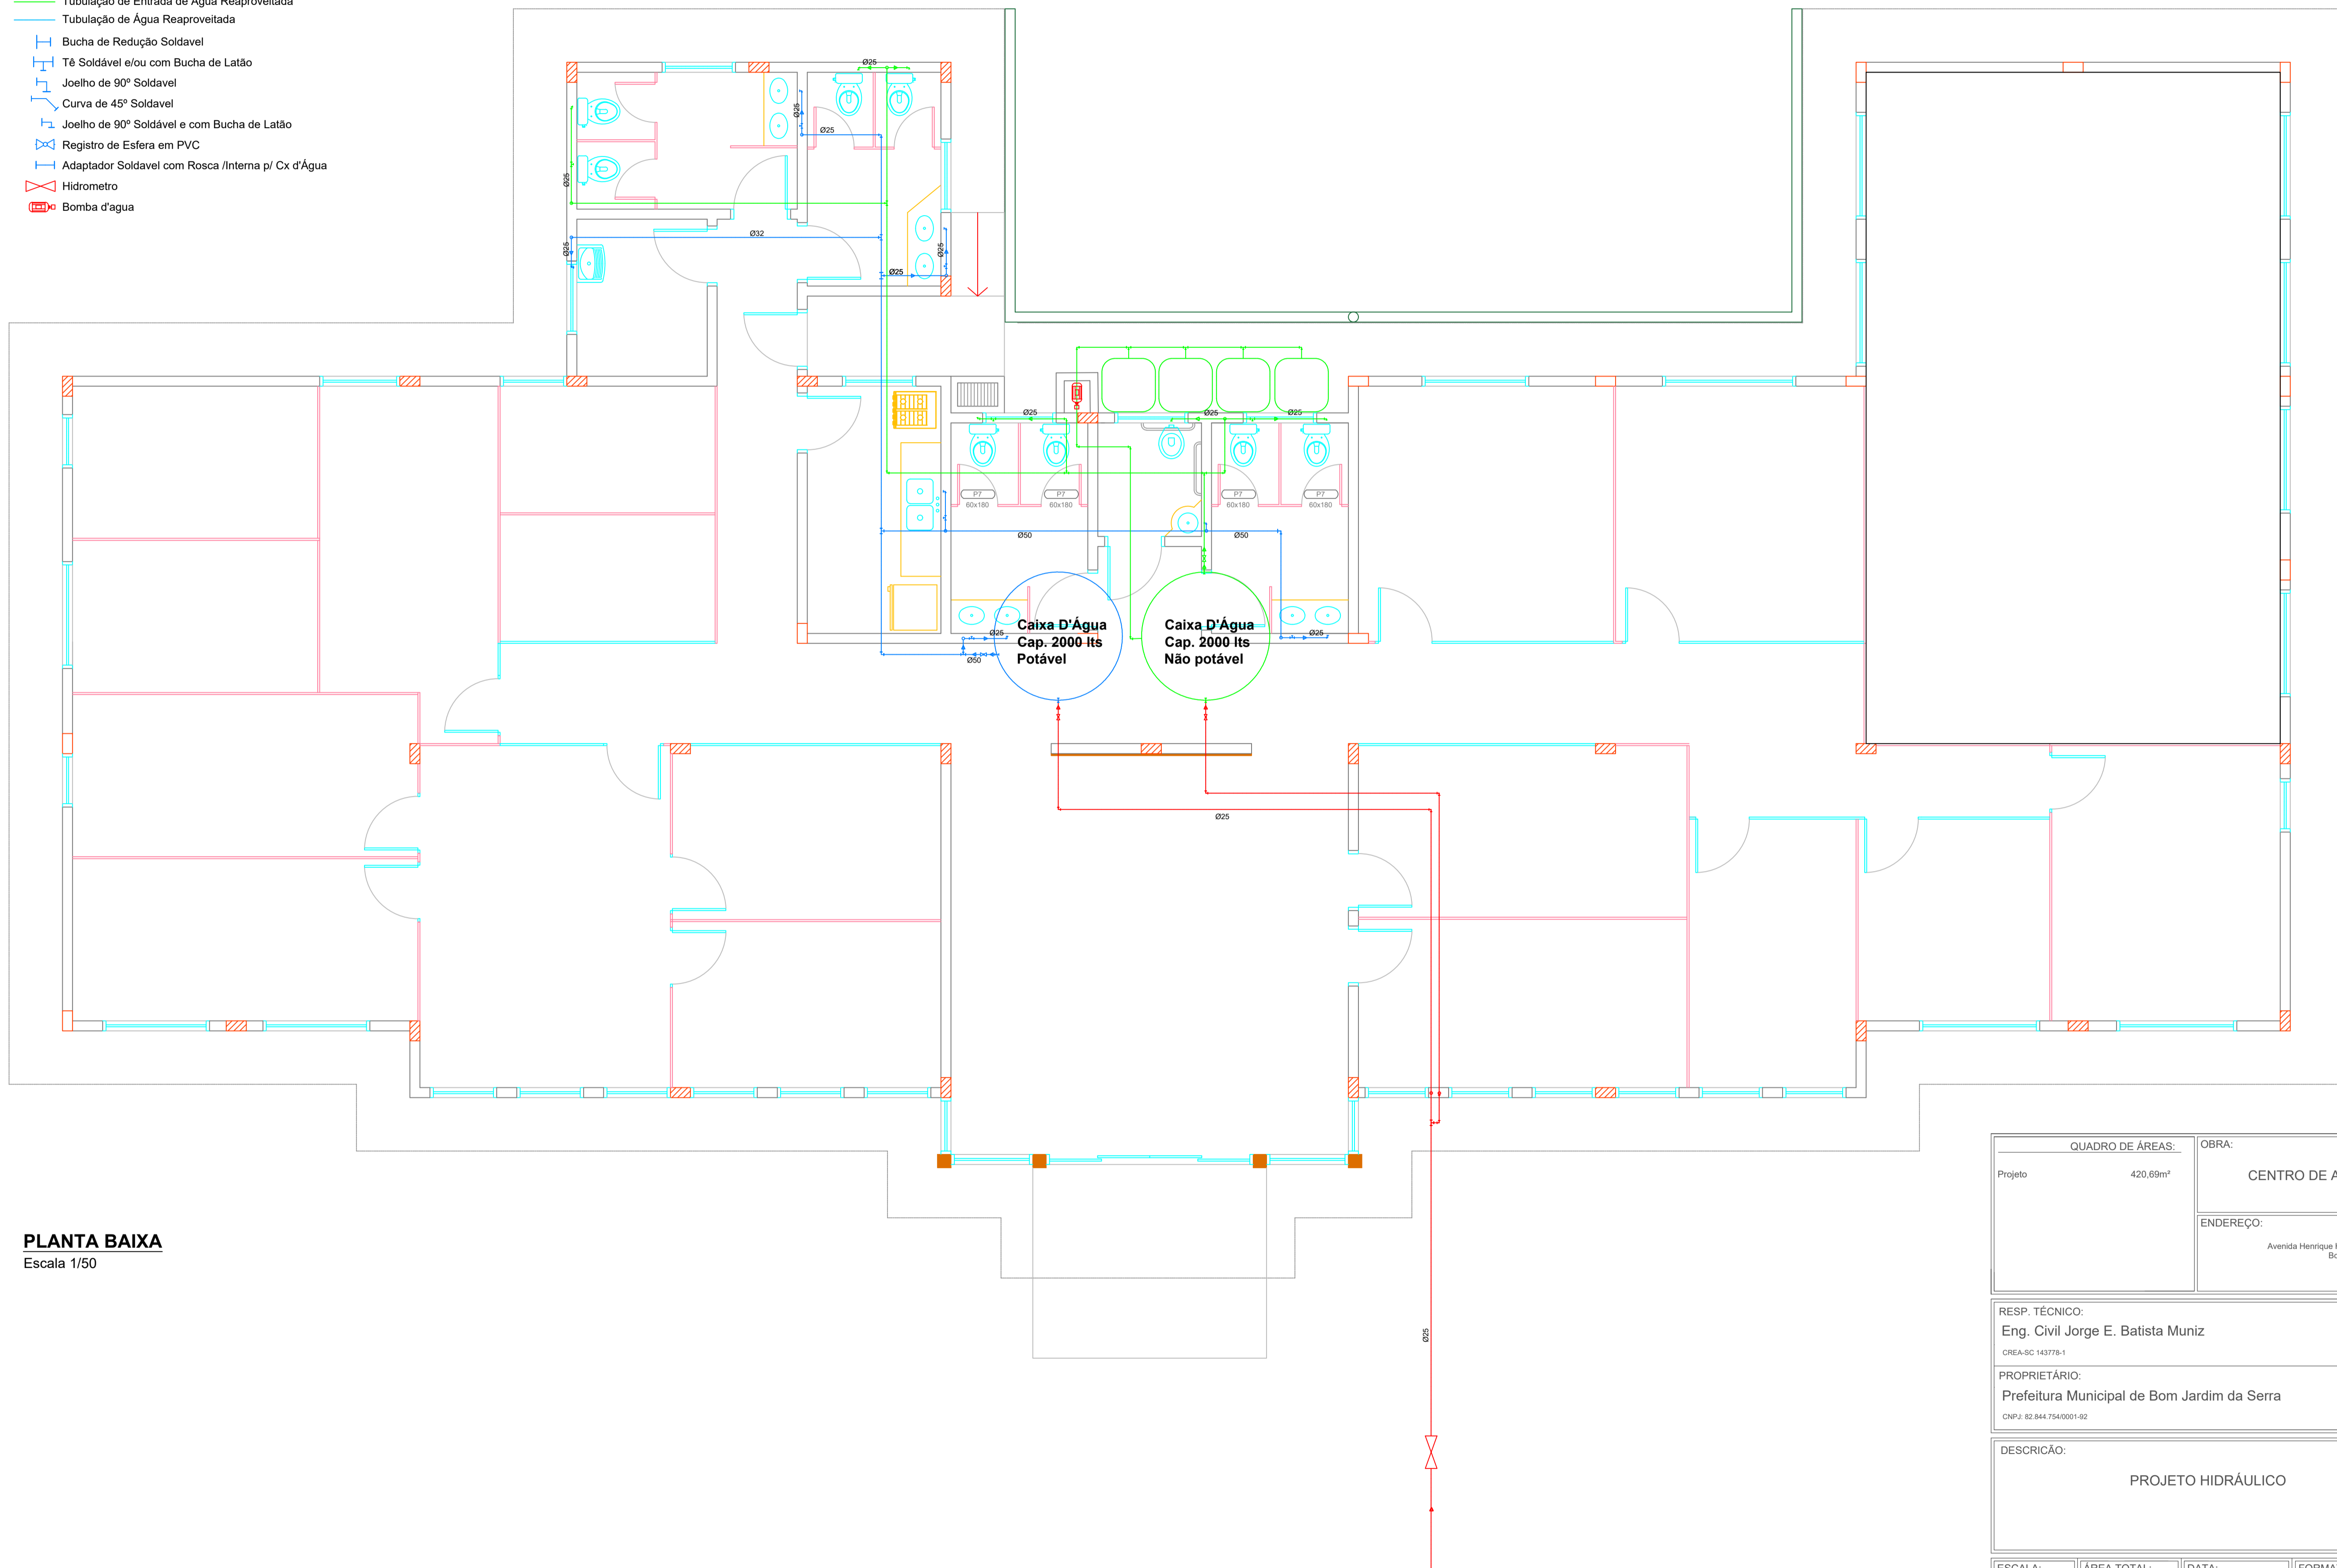

**PLANTA BAIXA**  
Escala 1/50

QUADRO DE ÁREAS:		OBRA:	
Projeto	420,69m <sup>2</sup>	CENTRO DE APOIO AO PRODUTOR	
		ENDEREÇO:	
		Avenida Henrique H. Velho Cordova, S/N, BAIRRO COHAB Bom Jardim da Serra - SC	
RESP. TÉCNICO:			
Eng. Civil Jorge E. Batista Muniz			
<small>CREA-SC 143778-1</small>			
PROPRIETÁRIO:			
Prefeitura Municipal de Bom Jardim da Serra			
<small>CNPJ: 82.844.754/0001-92</small>			
DESCRIÇÃO:			PRANCHA:
PROJETO HIDRÁULICO			1/1
ESCALA:	ÁREA TOTAL:	DATA:	FORMATO PRANCHA:
INDICADA	420,69m <sup>2</sup>	MARÇO/2022	A1(841X594mm)
REVISÃO:		REVISÃO:	
JEBM-31/03/22			