



PLANTA BAIXA
Escala 1/50

PROJETO TRATAMENTO ESGOTO CLOACAL
Sem Escala

O cálculo considera a contribuição diária de: 30 pessoas (escritório) com consumo diário de 50 litros cada.
120 pessoas (locais de curta duração) com consumo diário de 02 litros cada.
e limpeza a cada 02 anos, obedecendo a NBR 7229/93 e NBR 13969/97.

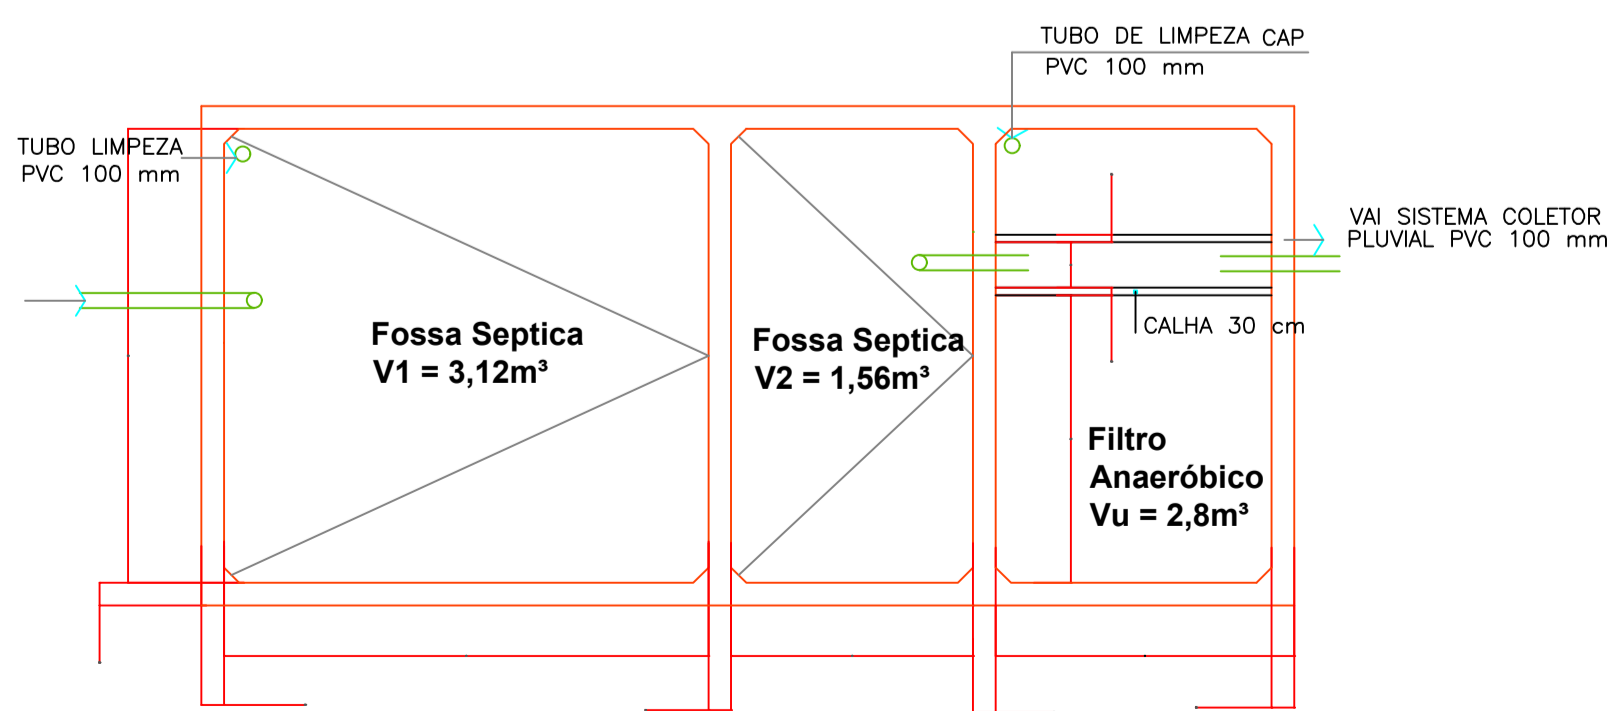

PLANTA BAIXA

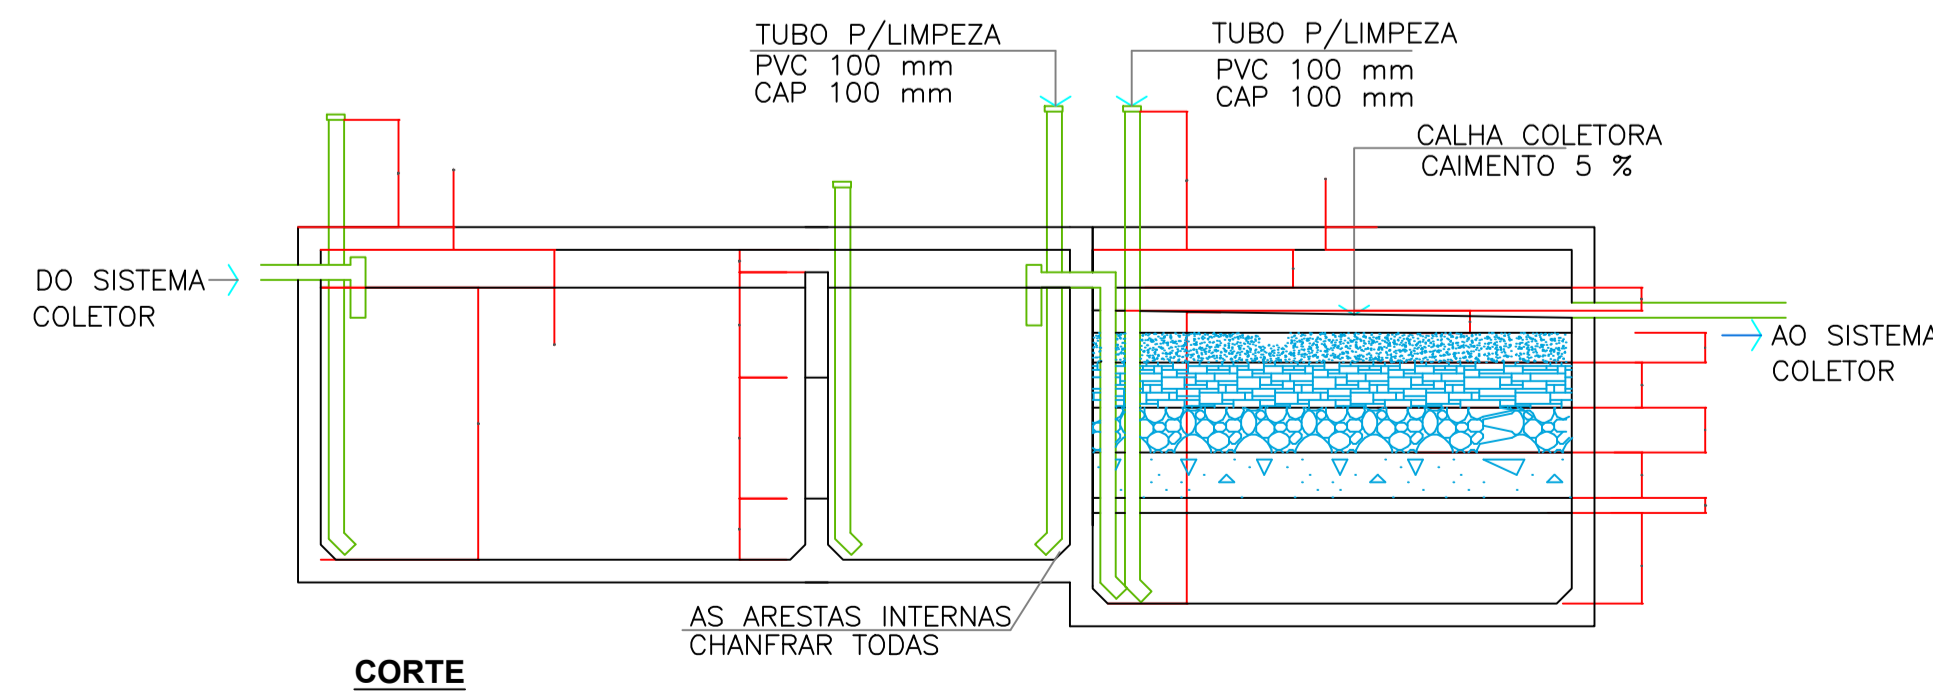

CORTE

QUADRO DE ÁREAS:		OBRA:
Projeto	420,69m²	CENTRO DE APOIO AO PRODUTOR
		ENDEREÇO:
		Avenida Henrique H. Velho Cordova, S/N, BAIRRO COHAB Bom Jardim da Serra - SC

RESP. TÉCNICO:
Eng. Civil Jorge E. Batista Muniz
CREA-SC 143778-1
PROPRIETÁRIO:
Prefeitura Municipal de Bom Jardim da Serra
CNPJ: 82.844.754/0001-92

DESCRIÇÃO:	PRANCHA:
PROJETO SANITÁRIO	1/1

ESCALA:	ÁREA TOTAL:	DATA:	FORMATO PRANCHA:	REVISÃO:
INDICADA	420,69m²	MARÇO/2022	A1(841X594mm)	JEBM-31/03/22