




ELETTRICO
Escala 1:50

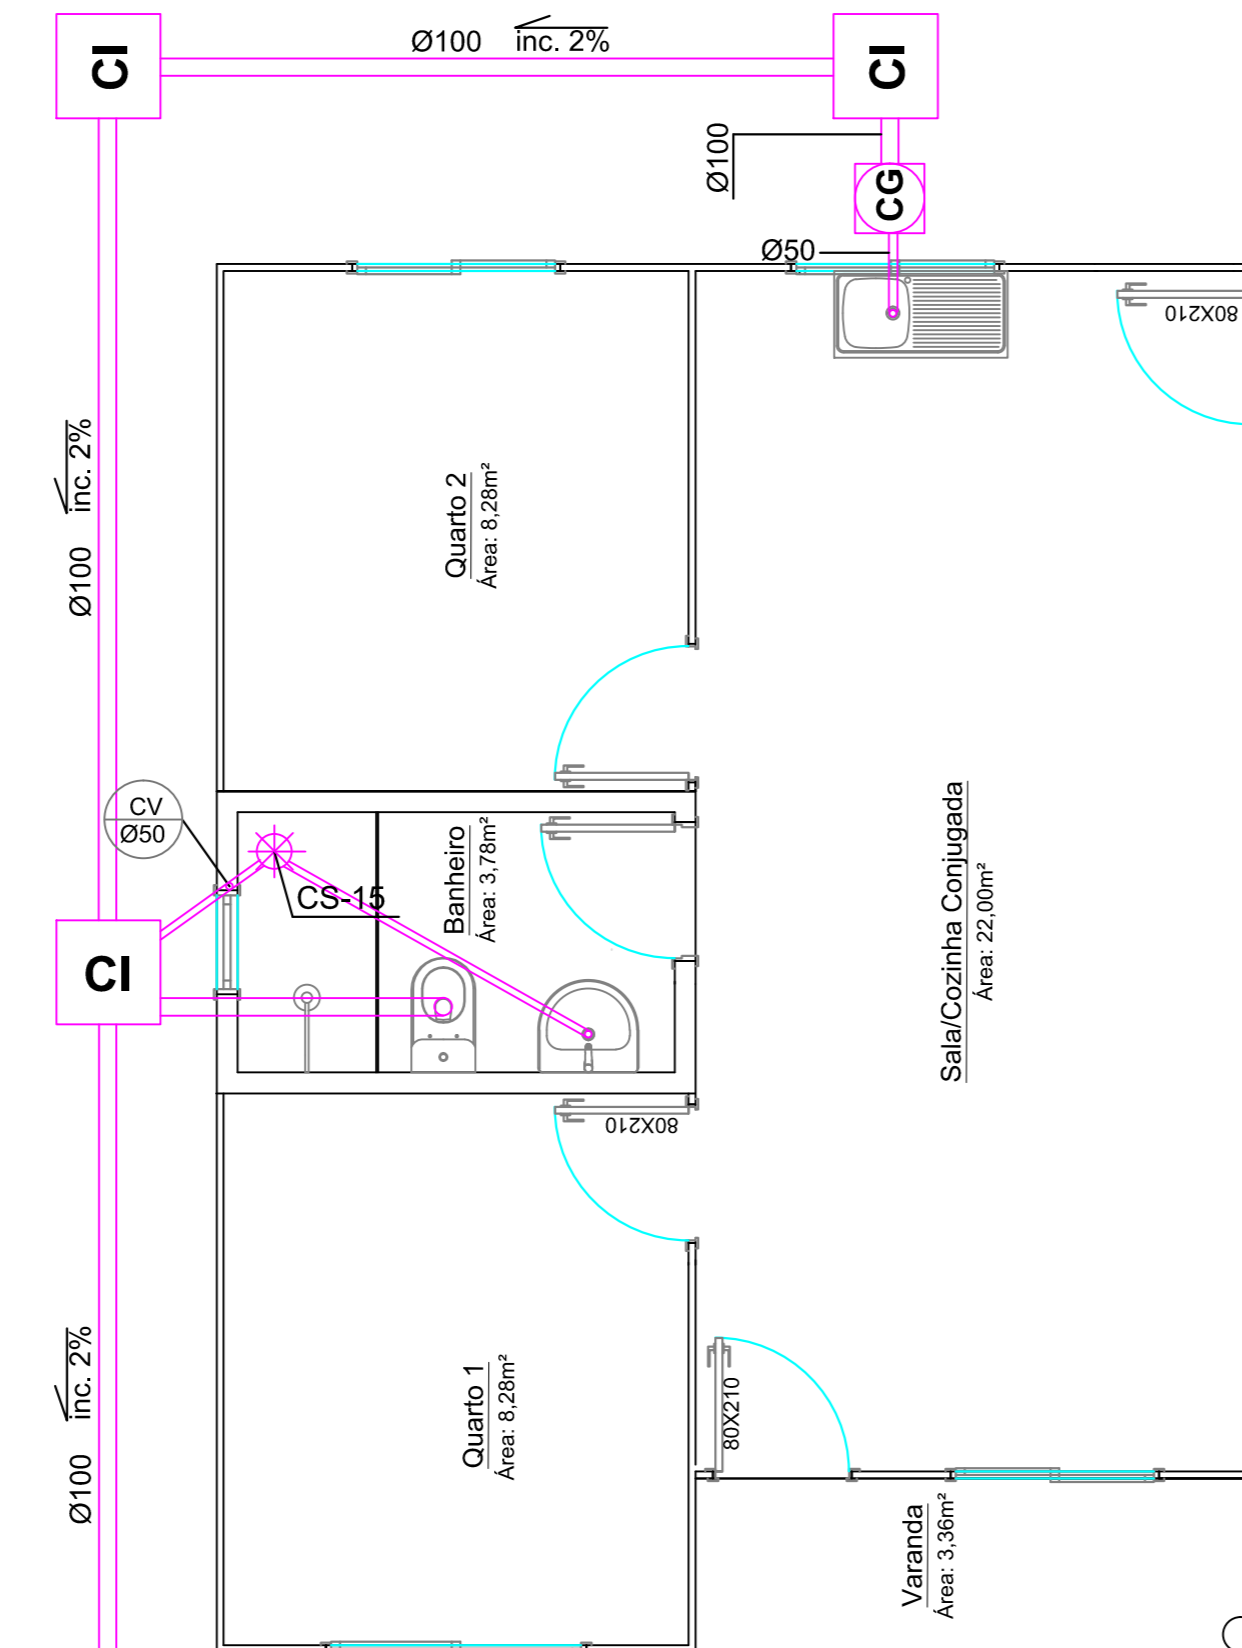


HIDROSSANITARIO
Escala 1:50

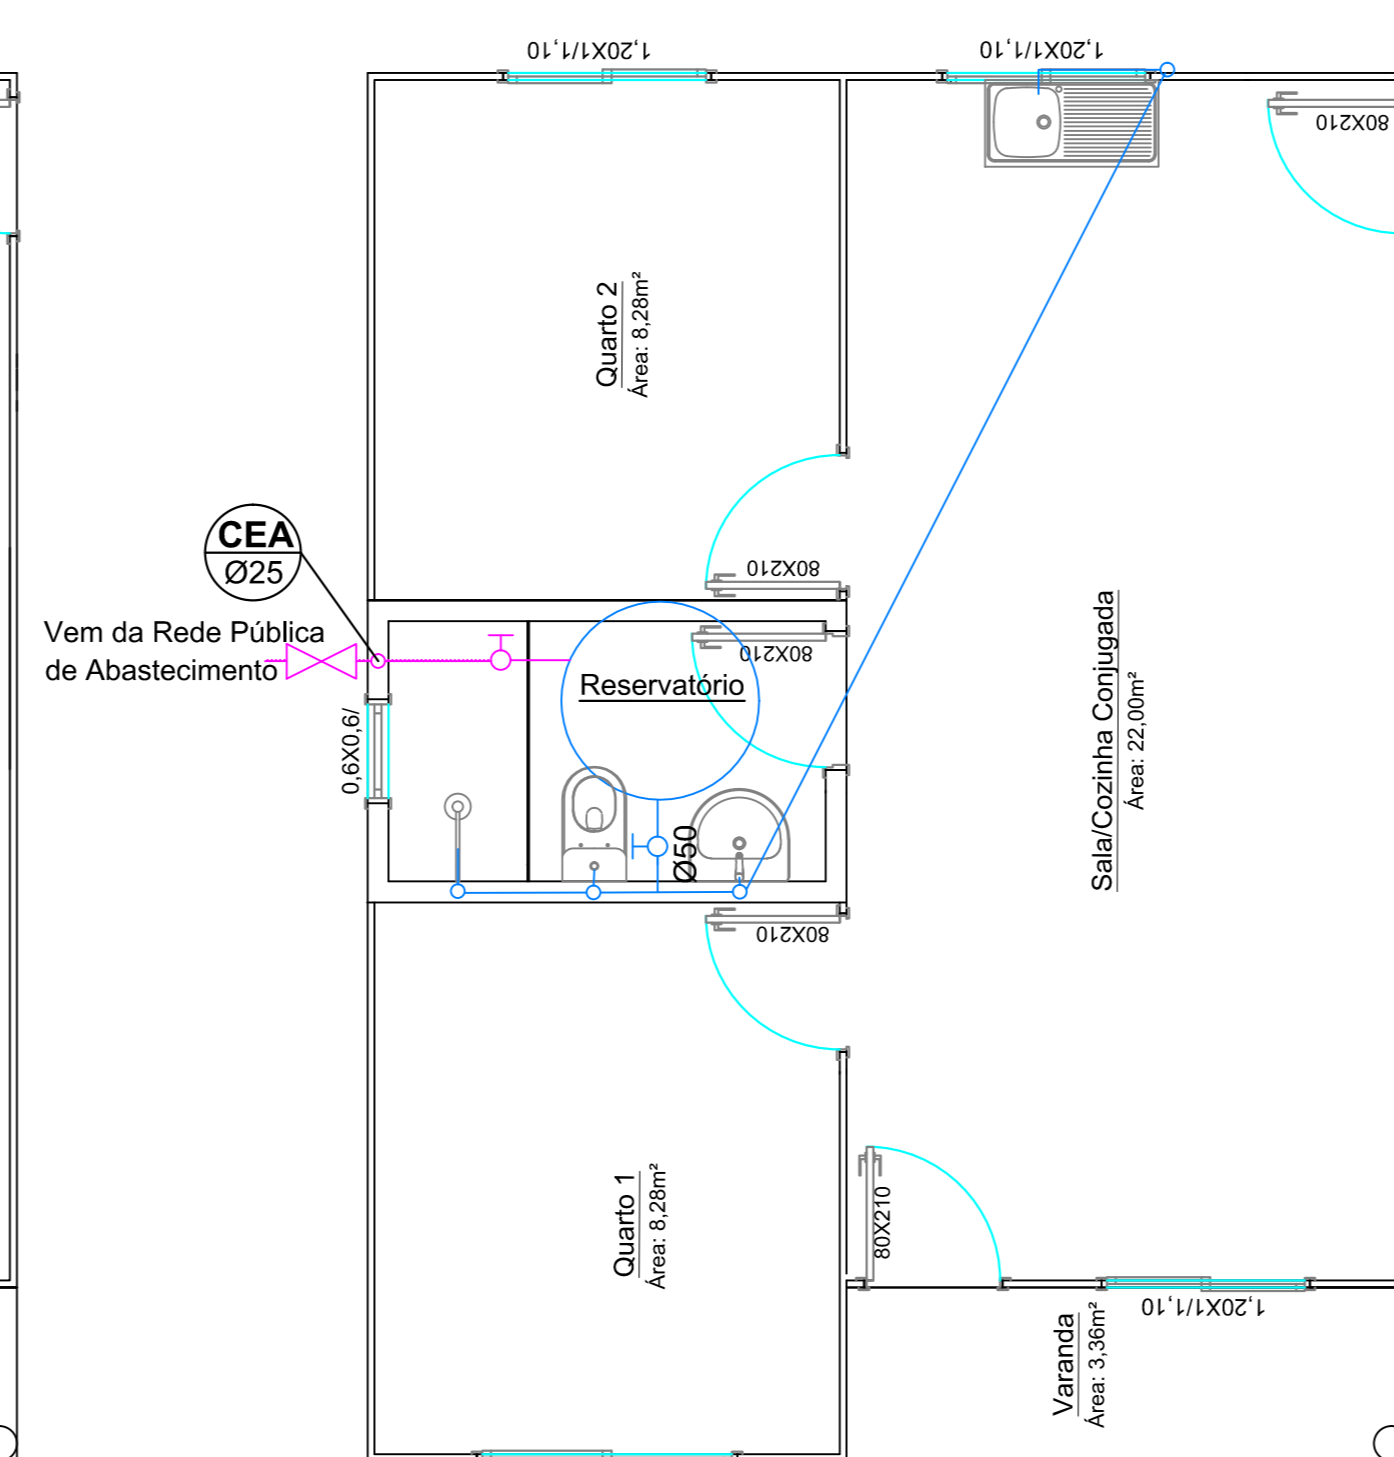

HIDRAULICO
Escala 1:50

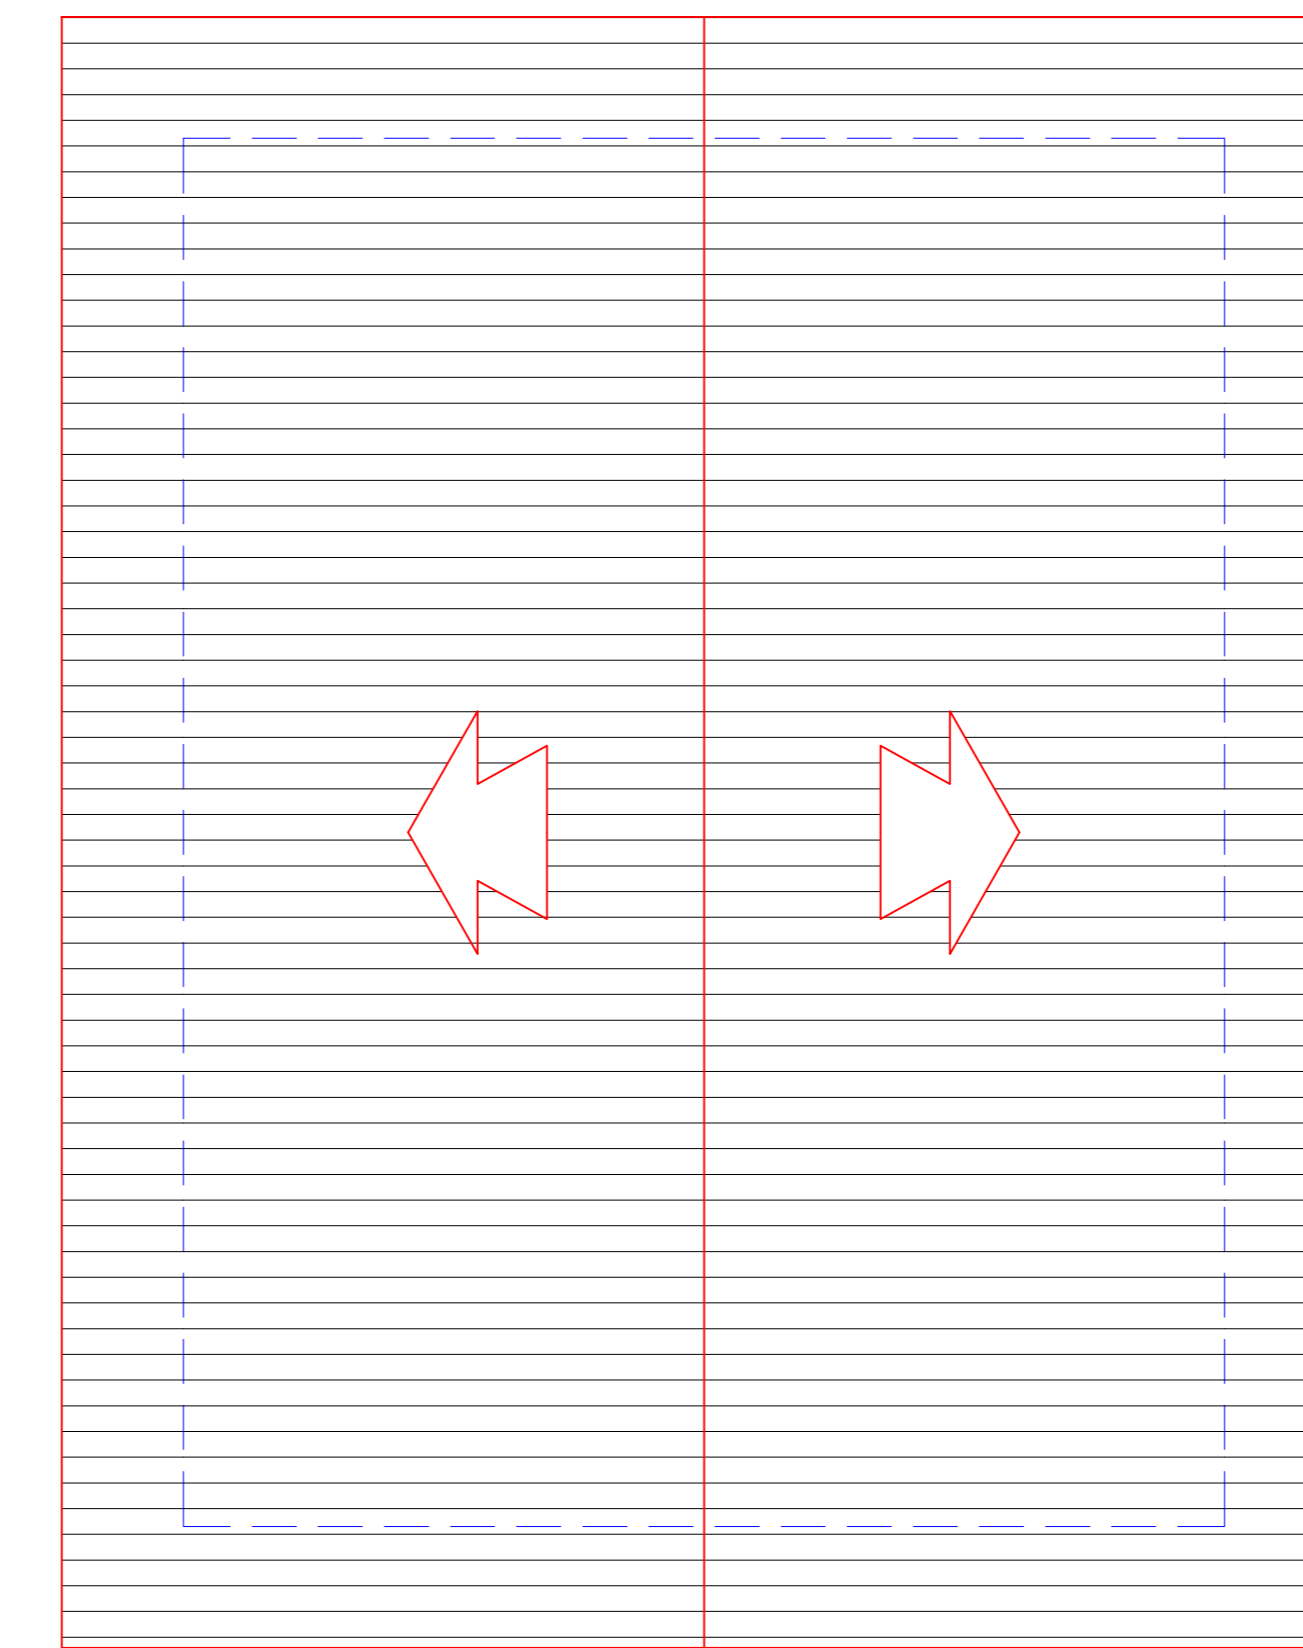

COBERTURA
Escala 1:50

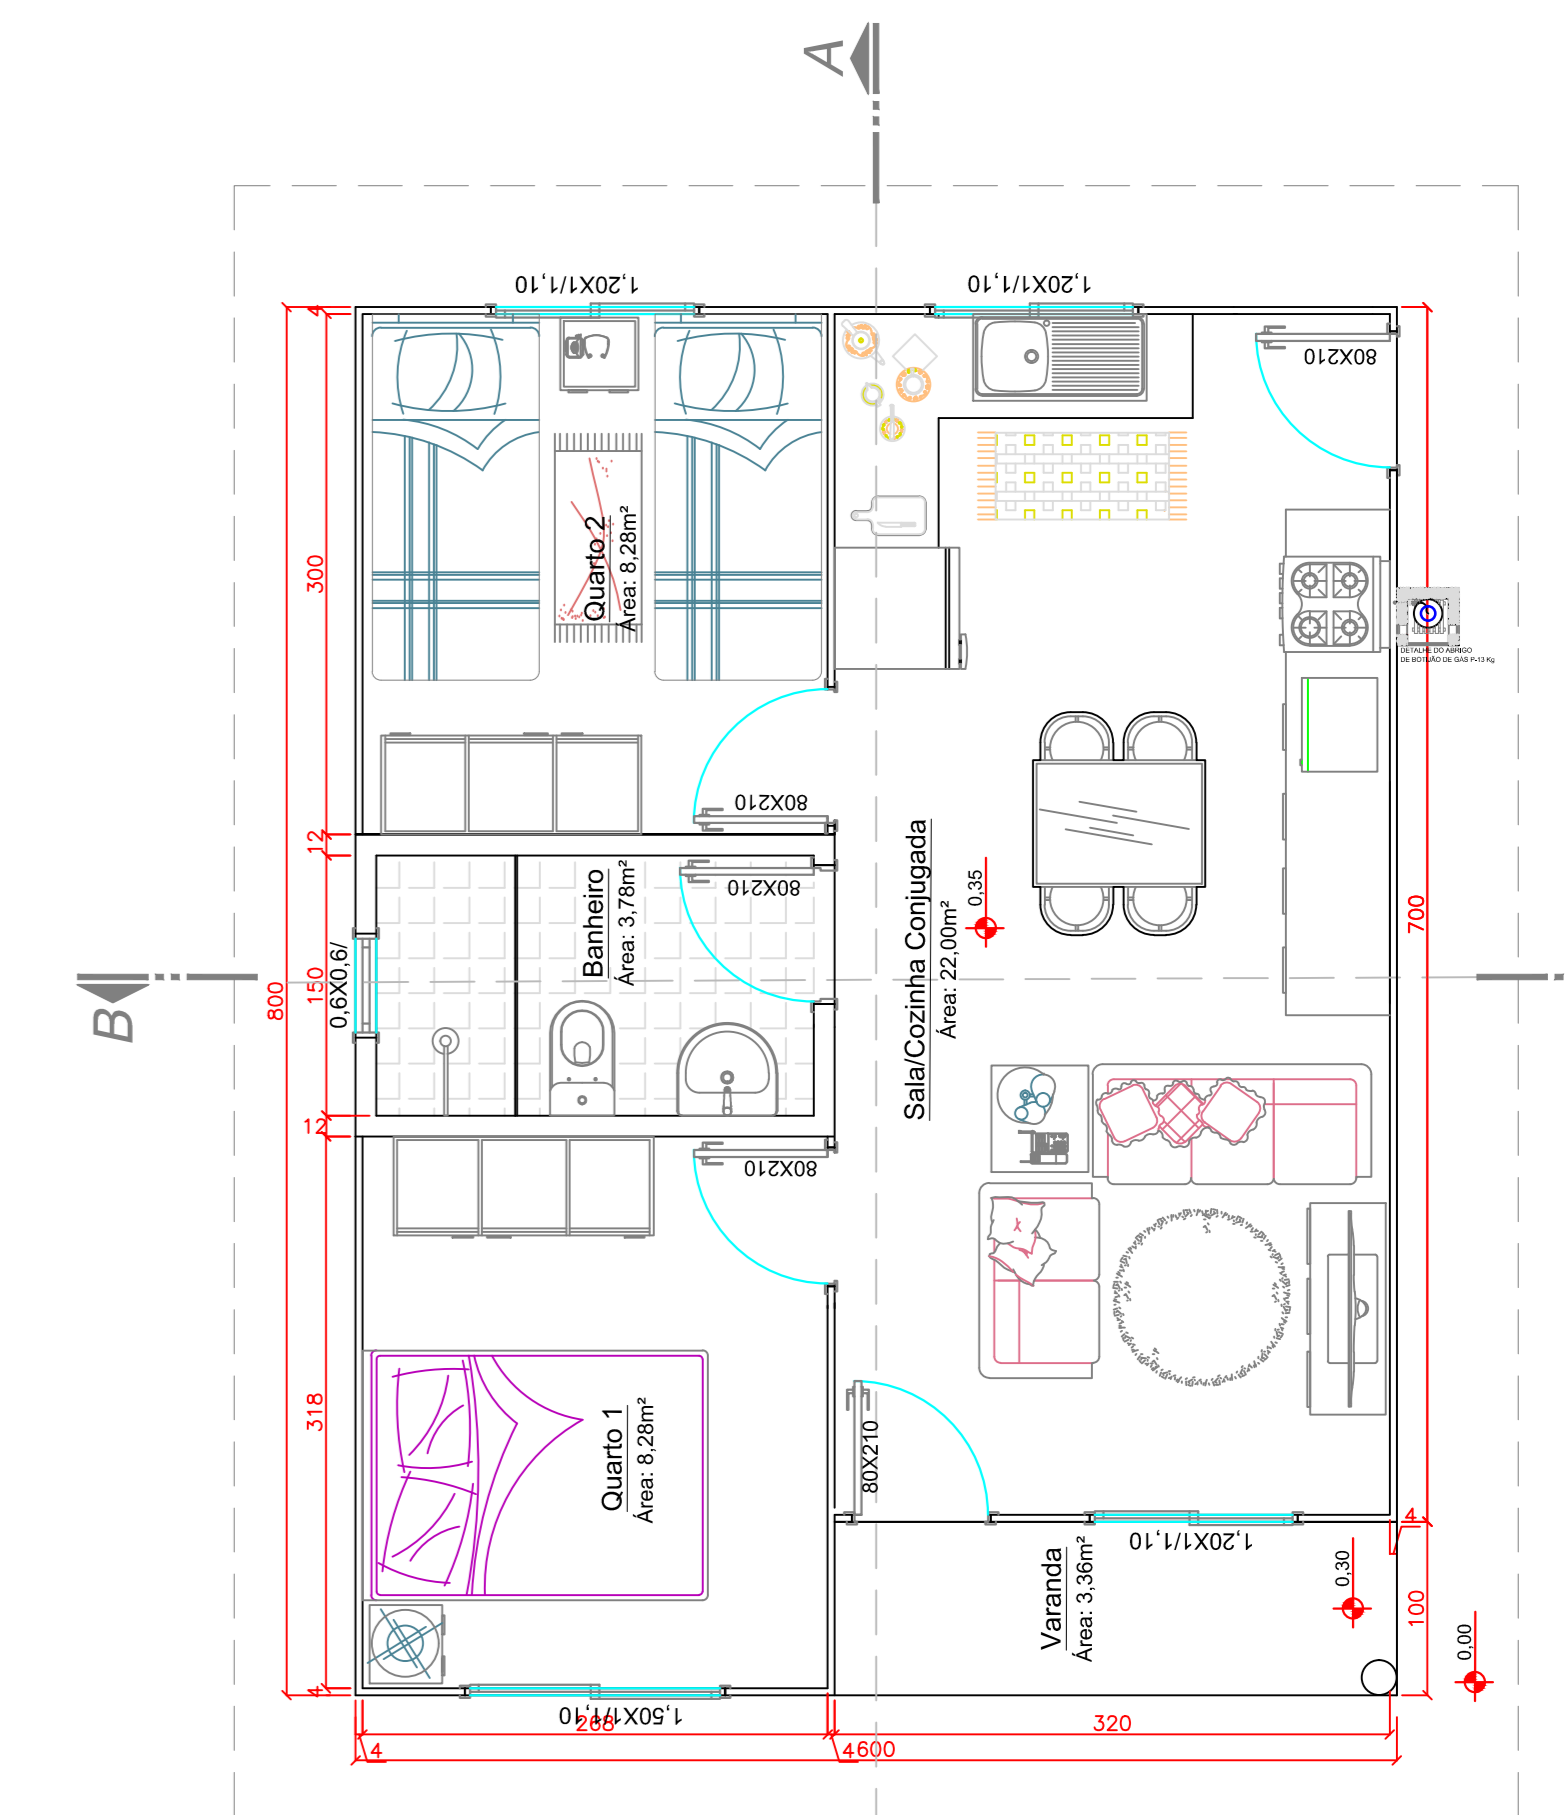

PLANTA BAIXA
Escala 1:50

LEGENDA

- ☐ Quadro de Distribuição
- Interruptor Simples - Alt. 1,10m
- ⌘ Interruptor Simples Duas Teclas - Alt. 1,10m
- ⌘ Interruptor Simples Tres Teclas - Alt. 1,10m
- ⌘ Tomada Simples Baixa - Alt. 0,30m
- ⌘ Tomada Simples Existente
- ⌘ Tomada Simples Media - Alt. 1,10m
- Luminária c/ Lâmpada Compacta Fluorescente - 25W
- Luminária c/ Lâmpada Compacta Fluorescente Existente - 25W
- Luminária c/ Lâmpada Fluorescente - 2x40W
- Luminária c/ Lâmpada Fluorescente Existente - 2x40W
- ⌘ Condutores Fase, Neutro, Retorno, Aterramento
- ⌘ Eletroduto na Parede
- ⌘ Eletroduto sobre Forro
- ⌘ Cabo de Ligação entre Medidor Existente e Quadro de Distribuição



LEGENDA

- CEA Coluna de Entrada de Água
- CA Coluna de Água
- ⌘ Hidrometro
- ⌘ Tubulação do Ramal de Entrada de Água Fria - subterrânea
- ⌘ Tubulação do Ramal de Entrada de Água Fria - sobre forro
- ⌘ Tubulação de Distribuição de Água Fria - na parede
- ⌘ Tubulação de Distribuição de Água Fria - sobre forro


QUADRO DE CARGAS

Circuito	Lâmpada	Lâmpada	Tomada	Tomada	Carga Total	Disjuntor	Condutor
	2 x 40W	25W	6000W	100W	W	A	mm ²
A	-	6	-	-	150	10	2,5
B	-	-	-	11	1100	10	4,0
C	-	-	1	-	6000	10	6,0
Total	-	6	-	11	7250	20	10,0


DIAGRAMA UNIFILAR

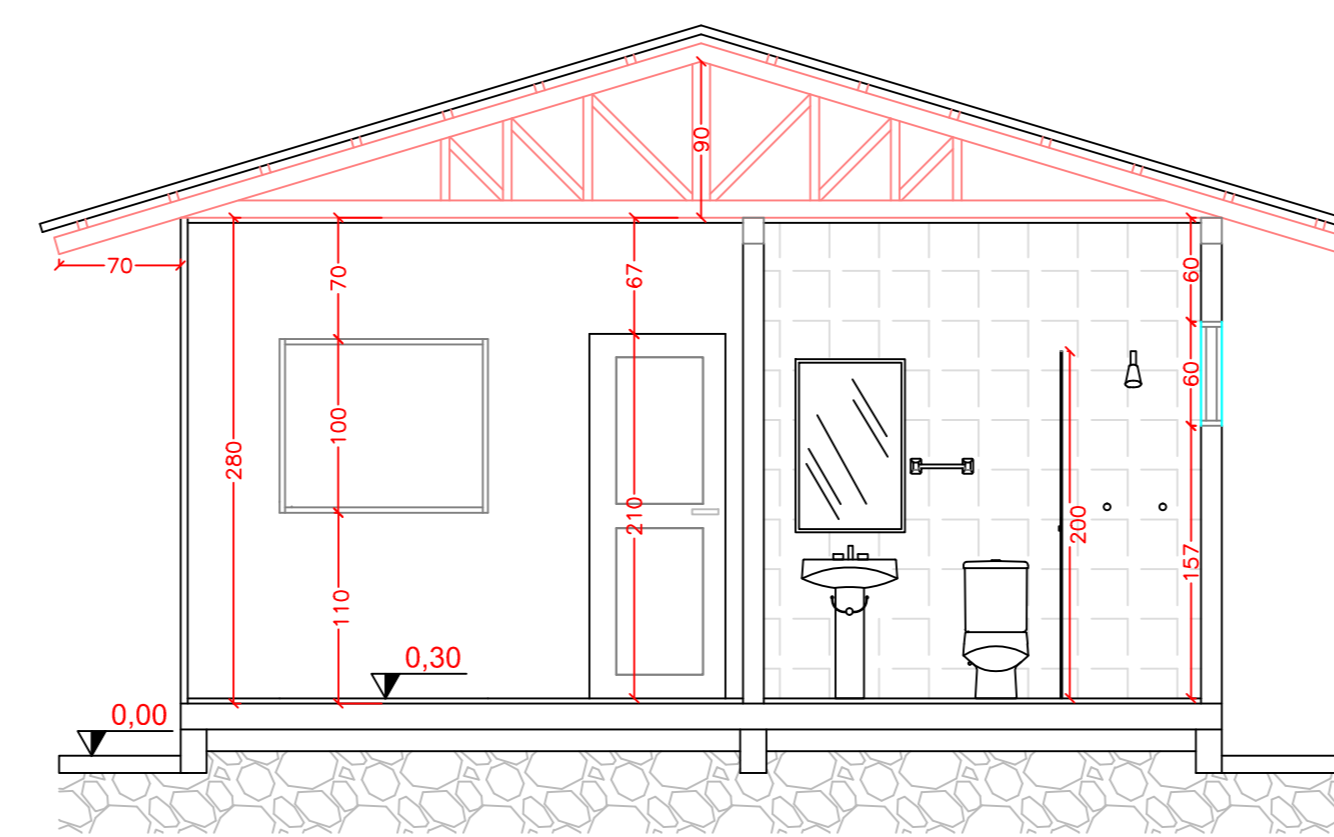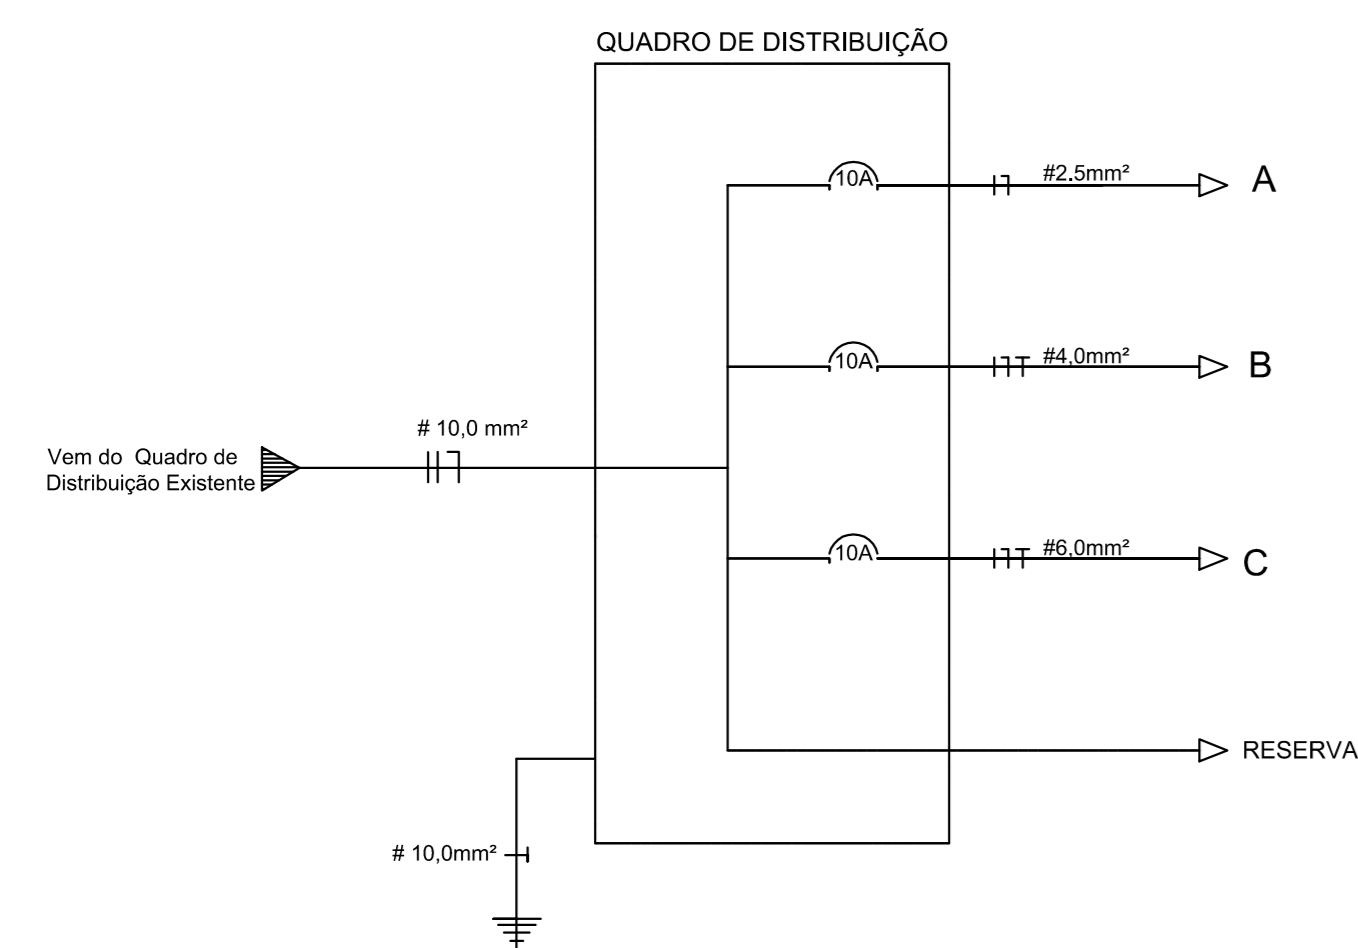

CORTE B B'
Escala 1:50

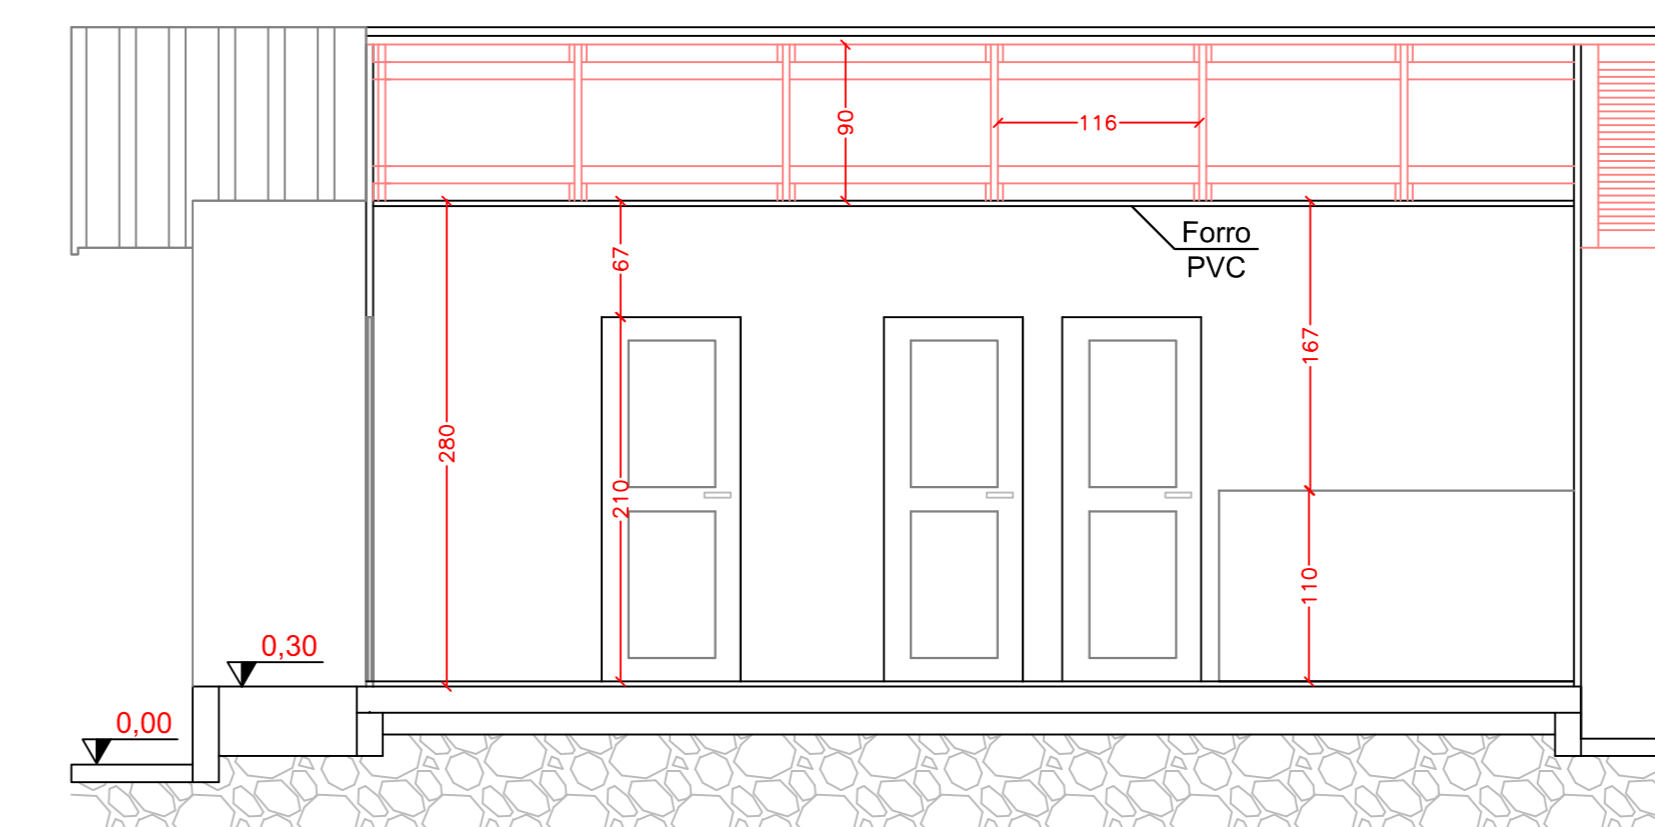

CORTE A A'
Escala 1:50

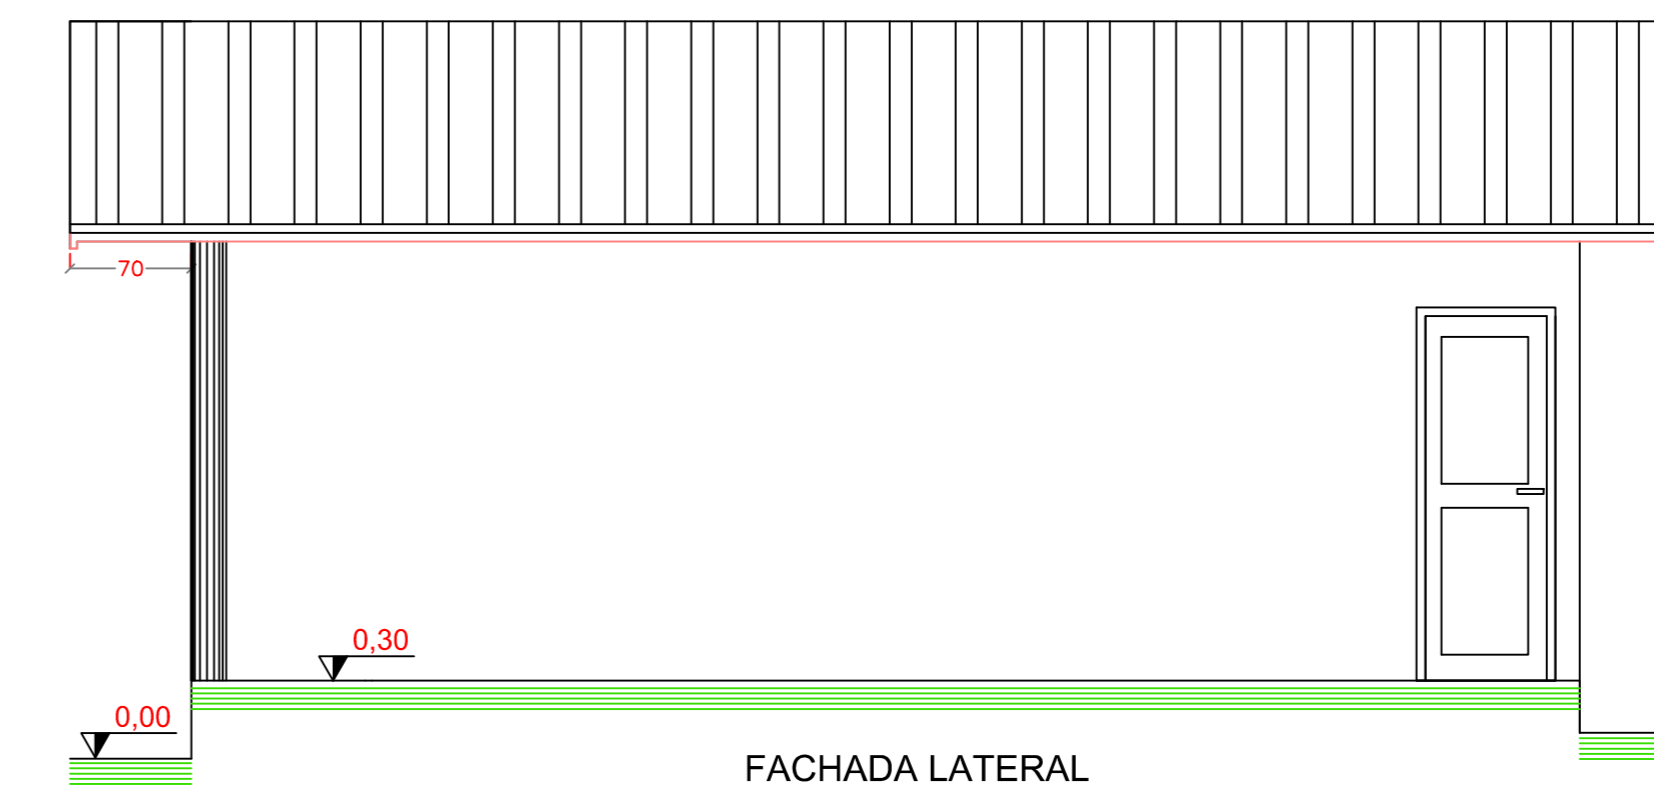

FACHADA LATERAL
Escala 1:50



FACHADA PRINCIPAL
Escala 1:50

AMURES ASSOCIAÇÃO DE MUNICÍPIOS DA REGIÃO SERRANA

PREFEITURA MUNICIPAL BOM JARDIM DA SERRA - SC **01**

ASSESSORIA TÉCNICA: _____ OBRA: _____

PROJETO: TARCISIO BARBOSA DE SOUZA CREA 129278-7 PROJETO ARQUITETONICO, CORTES, FACHADAS, ELETRICO, HIDRAULICO E HIDROSSANITARIO

PREFEITO: EDELVANO NUNES TOPANOTI

DESENHO: CAROLINA PALADINNI Escala: Indicada REV.: 01/2015