


**Planta Baixa**  
 Área: 288,37 m²

Lista de Materiais	
<b>Caixas de Passagem</b>	
Caixa de passagem modulada DN 40 cm	3 pç
<b>PVC Acessórios</b>	
Caixa sifonada 100x100x50	1 pç
150x150x50	1 pç
Sifão de copo p/ pia e lavatório 1" - 1.1/2"	3 pç
1" - 2"	1 pç
Sifão flexível c/ Adaptador 1.1/4" - 2"	1 pç
Válvula p/ lavatório e tanque 1"	3 pç
Válvula p/ pia 1"	1 pç
Válvula p/ tanque 40 mm	1 pç
<b>PVC Esgoto</b>	
Curva 90 curta 40 mm	3 pç
Joelho 45 100 mm	1 pç
40 mm	1 pç
Joelho 90 100 mm	6 pç
50 mm	10 pç
Joelho 90 c/anel p/ esgoto secundário 40 mm - 1.1/2"	3 pç
Junção simples 100 mm- 100 mm	2 pç
40 mm x 40 mm	2 pç
Tubo rígido c/ ponta lisa 100 mm - 4"	39.41 m
40 mm	6.78 m
50 mm - 2"	9.26 m
Tê sanitário 100 mm - 50 mm	3 pç
<b>Unidades de tratamento</b>	
Alça Ferro	3 pç
Argamassa	0.8 m³
Brita n°3	0.68 m³
n°4	2.39 m³
Concreto	1.41 m³
Tampa	
Hermética	2 pç
Tijolo	
Furado	233 pç

Legenda	
	Caixa Sifonada
	Caixas de passagem
	Caixa de Gordura
	Joelho 45
	Joelho 90- coluna
	Junção simples
	Lavatório de Uso Geral
	Pia de Cozinha Residencial com Sifão 50mm
	Ramais de Ventilação
	Tanque de Lavar Roupas DN 50mm
	Vaso Sanitário c/ J90°

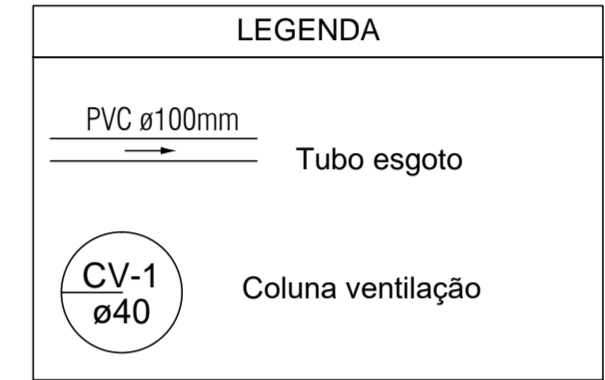

<b>PROJETO EXECUÇÃO</b>  RUA WALTER VETERLI, 200 CENTRO - LAURO MÜLLER - SC.	(48) 9867-0310 (48) 3464-4559 ARQUITETO 11811@GMAIL.COM	Projeto: <b>PROJETO HIDROSSANITÁRIO CÂMARA DE VEREADORES</b>
	ENDEREÇO: Rua Prudente Luiz Vieira, nº 104 Centro - Bom Jardim Da Serra - SC.	Responsável Técnico: Daniel Mazon CAU-BR A44448-0

Conteúdo: Planta Baixa Esgoto Sanitário Lista De Materiais	Escala: 1:50 ----	Código: <b>P016-2018</b>
Área Construída: 288,37 m²	Área Terreno: 658,62 m²	Data: Agosto 2018
Desenhado: Eng. Mateus De Mello		Folha: <b>01 / 04</b>