




LEGENDA	
— ø25mm —	Tubo Alimentação
— ø25mm —	Tubo água fria
Alim. ø25	Coluna alimentação caixa d'água
AF-1 ø25	Coluna água fria (altura indicada nos isométricos)

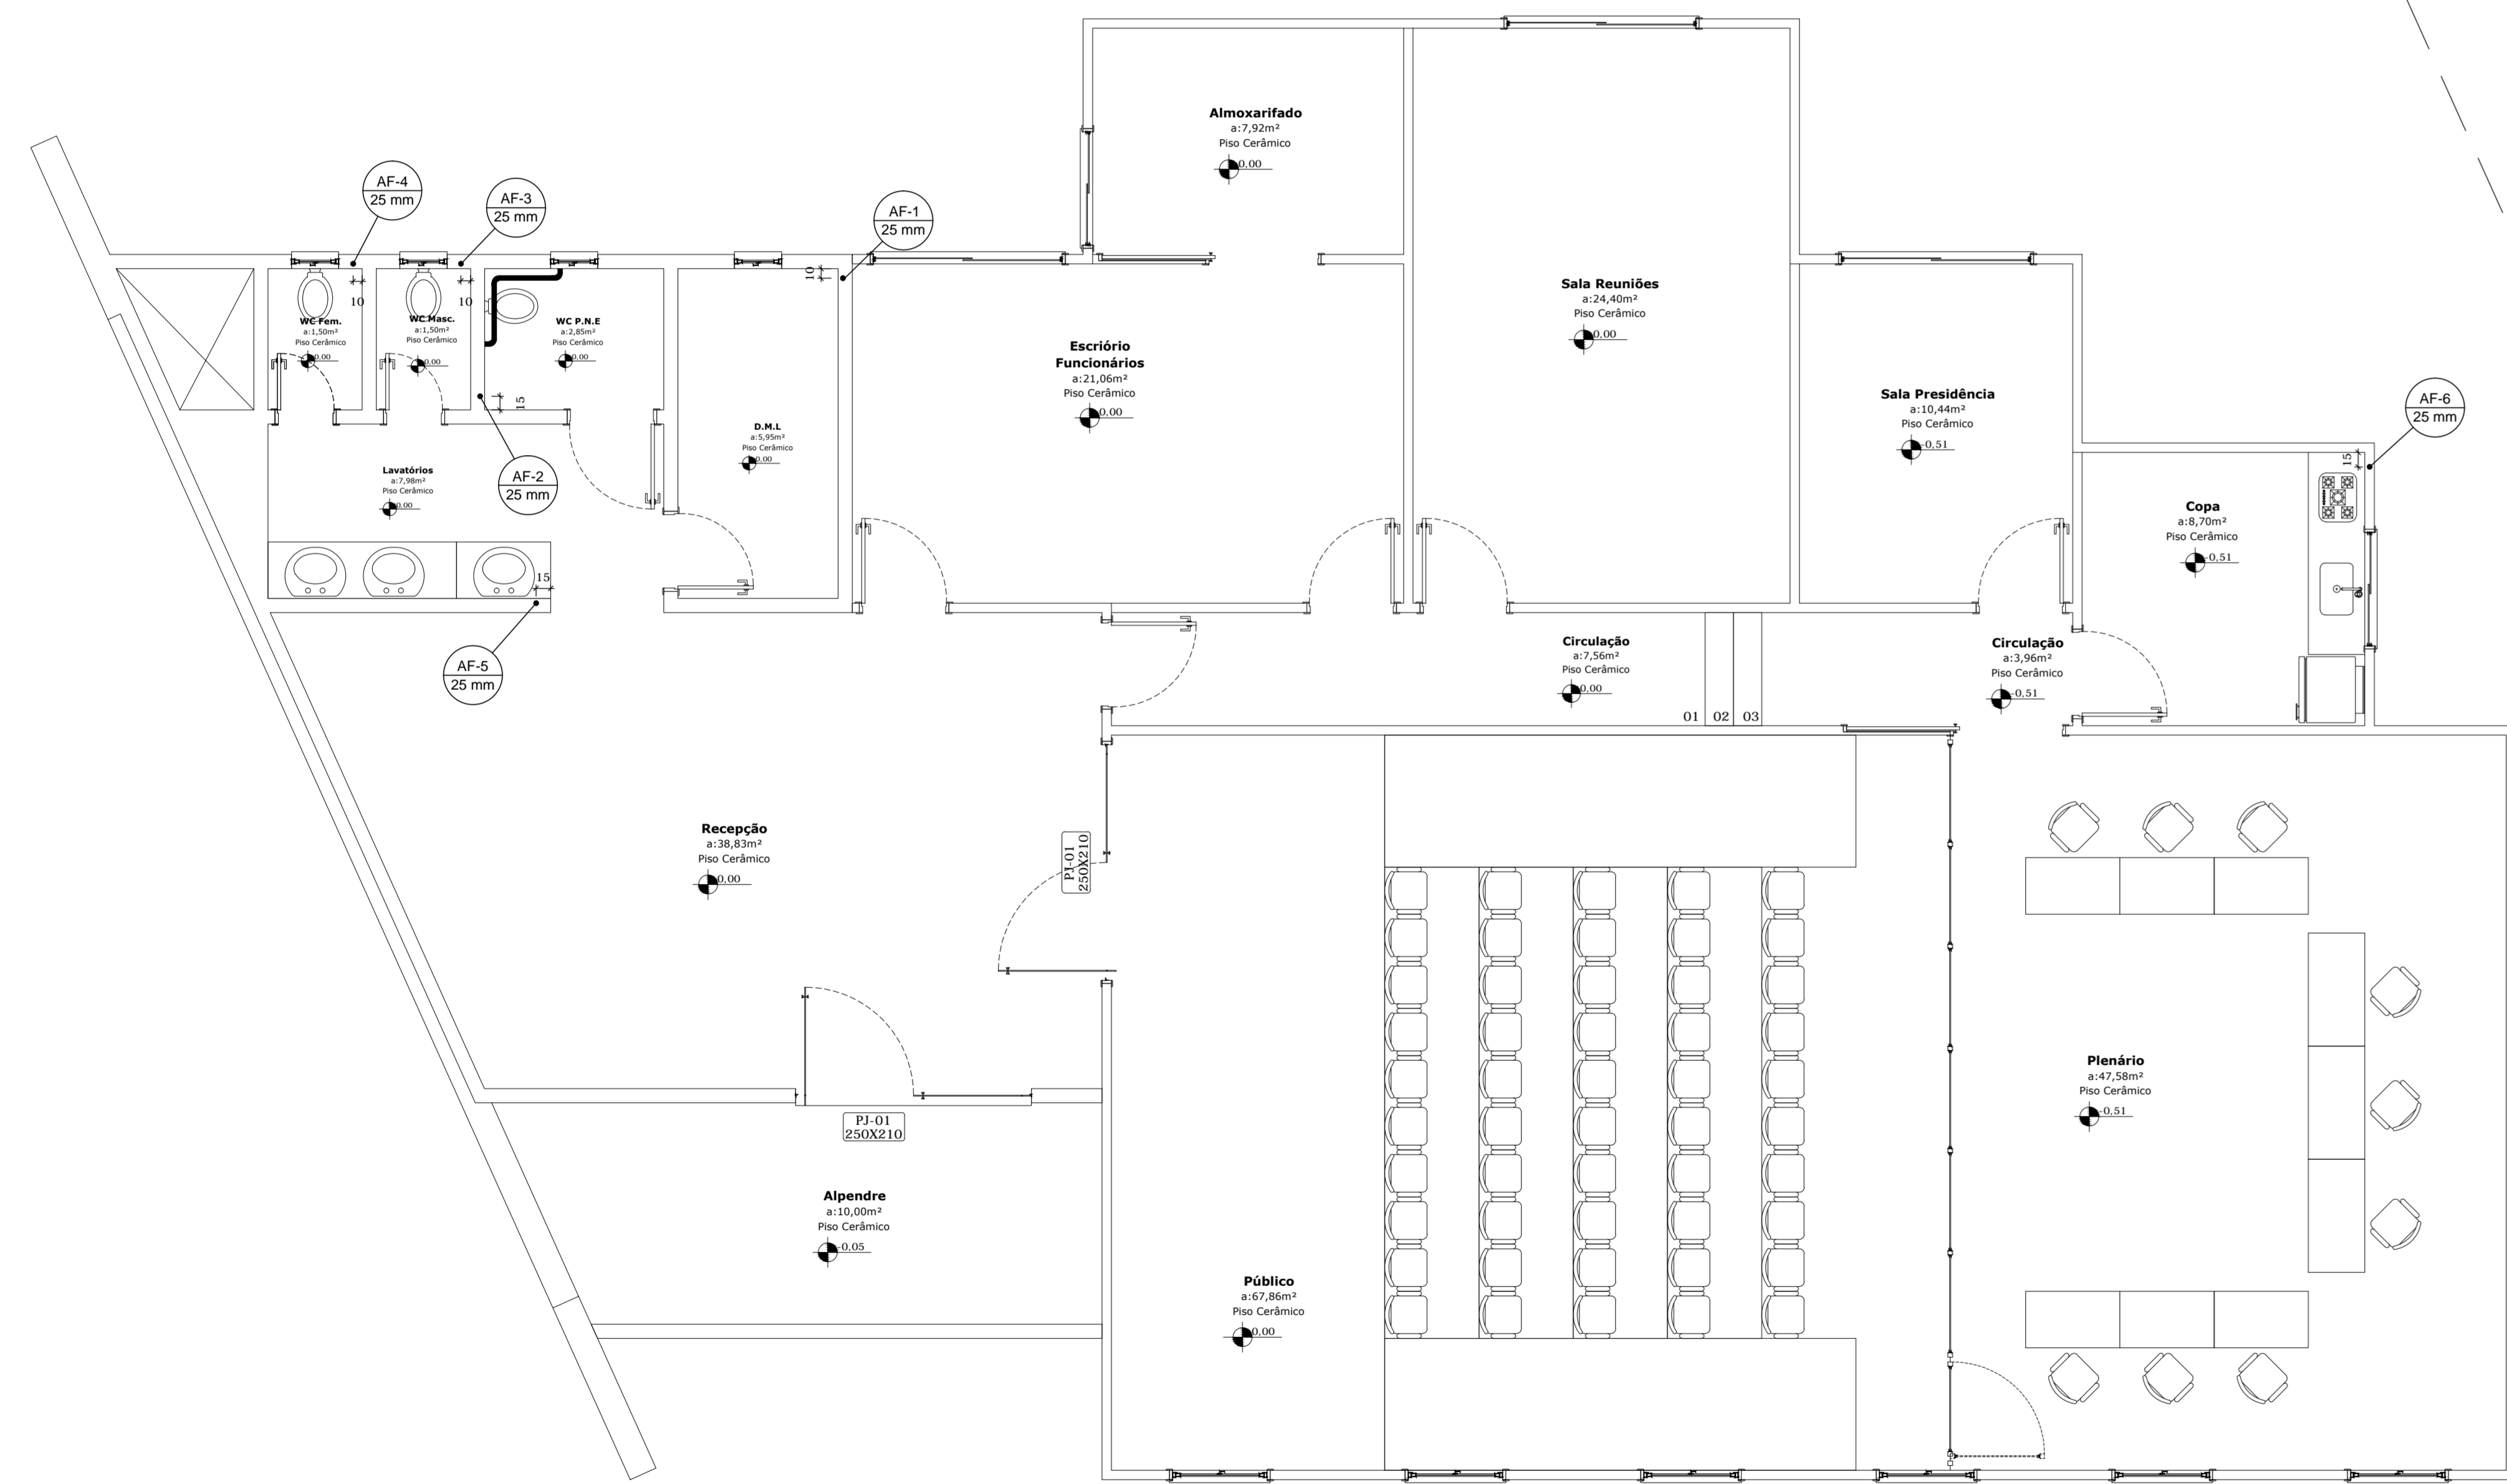

Planta Baixa- Prumadas Hidráulicas  
Escala 1/50

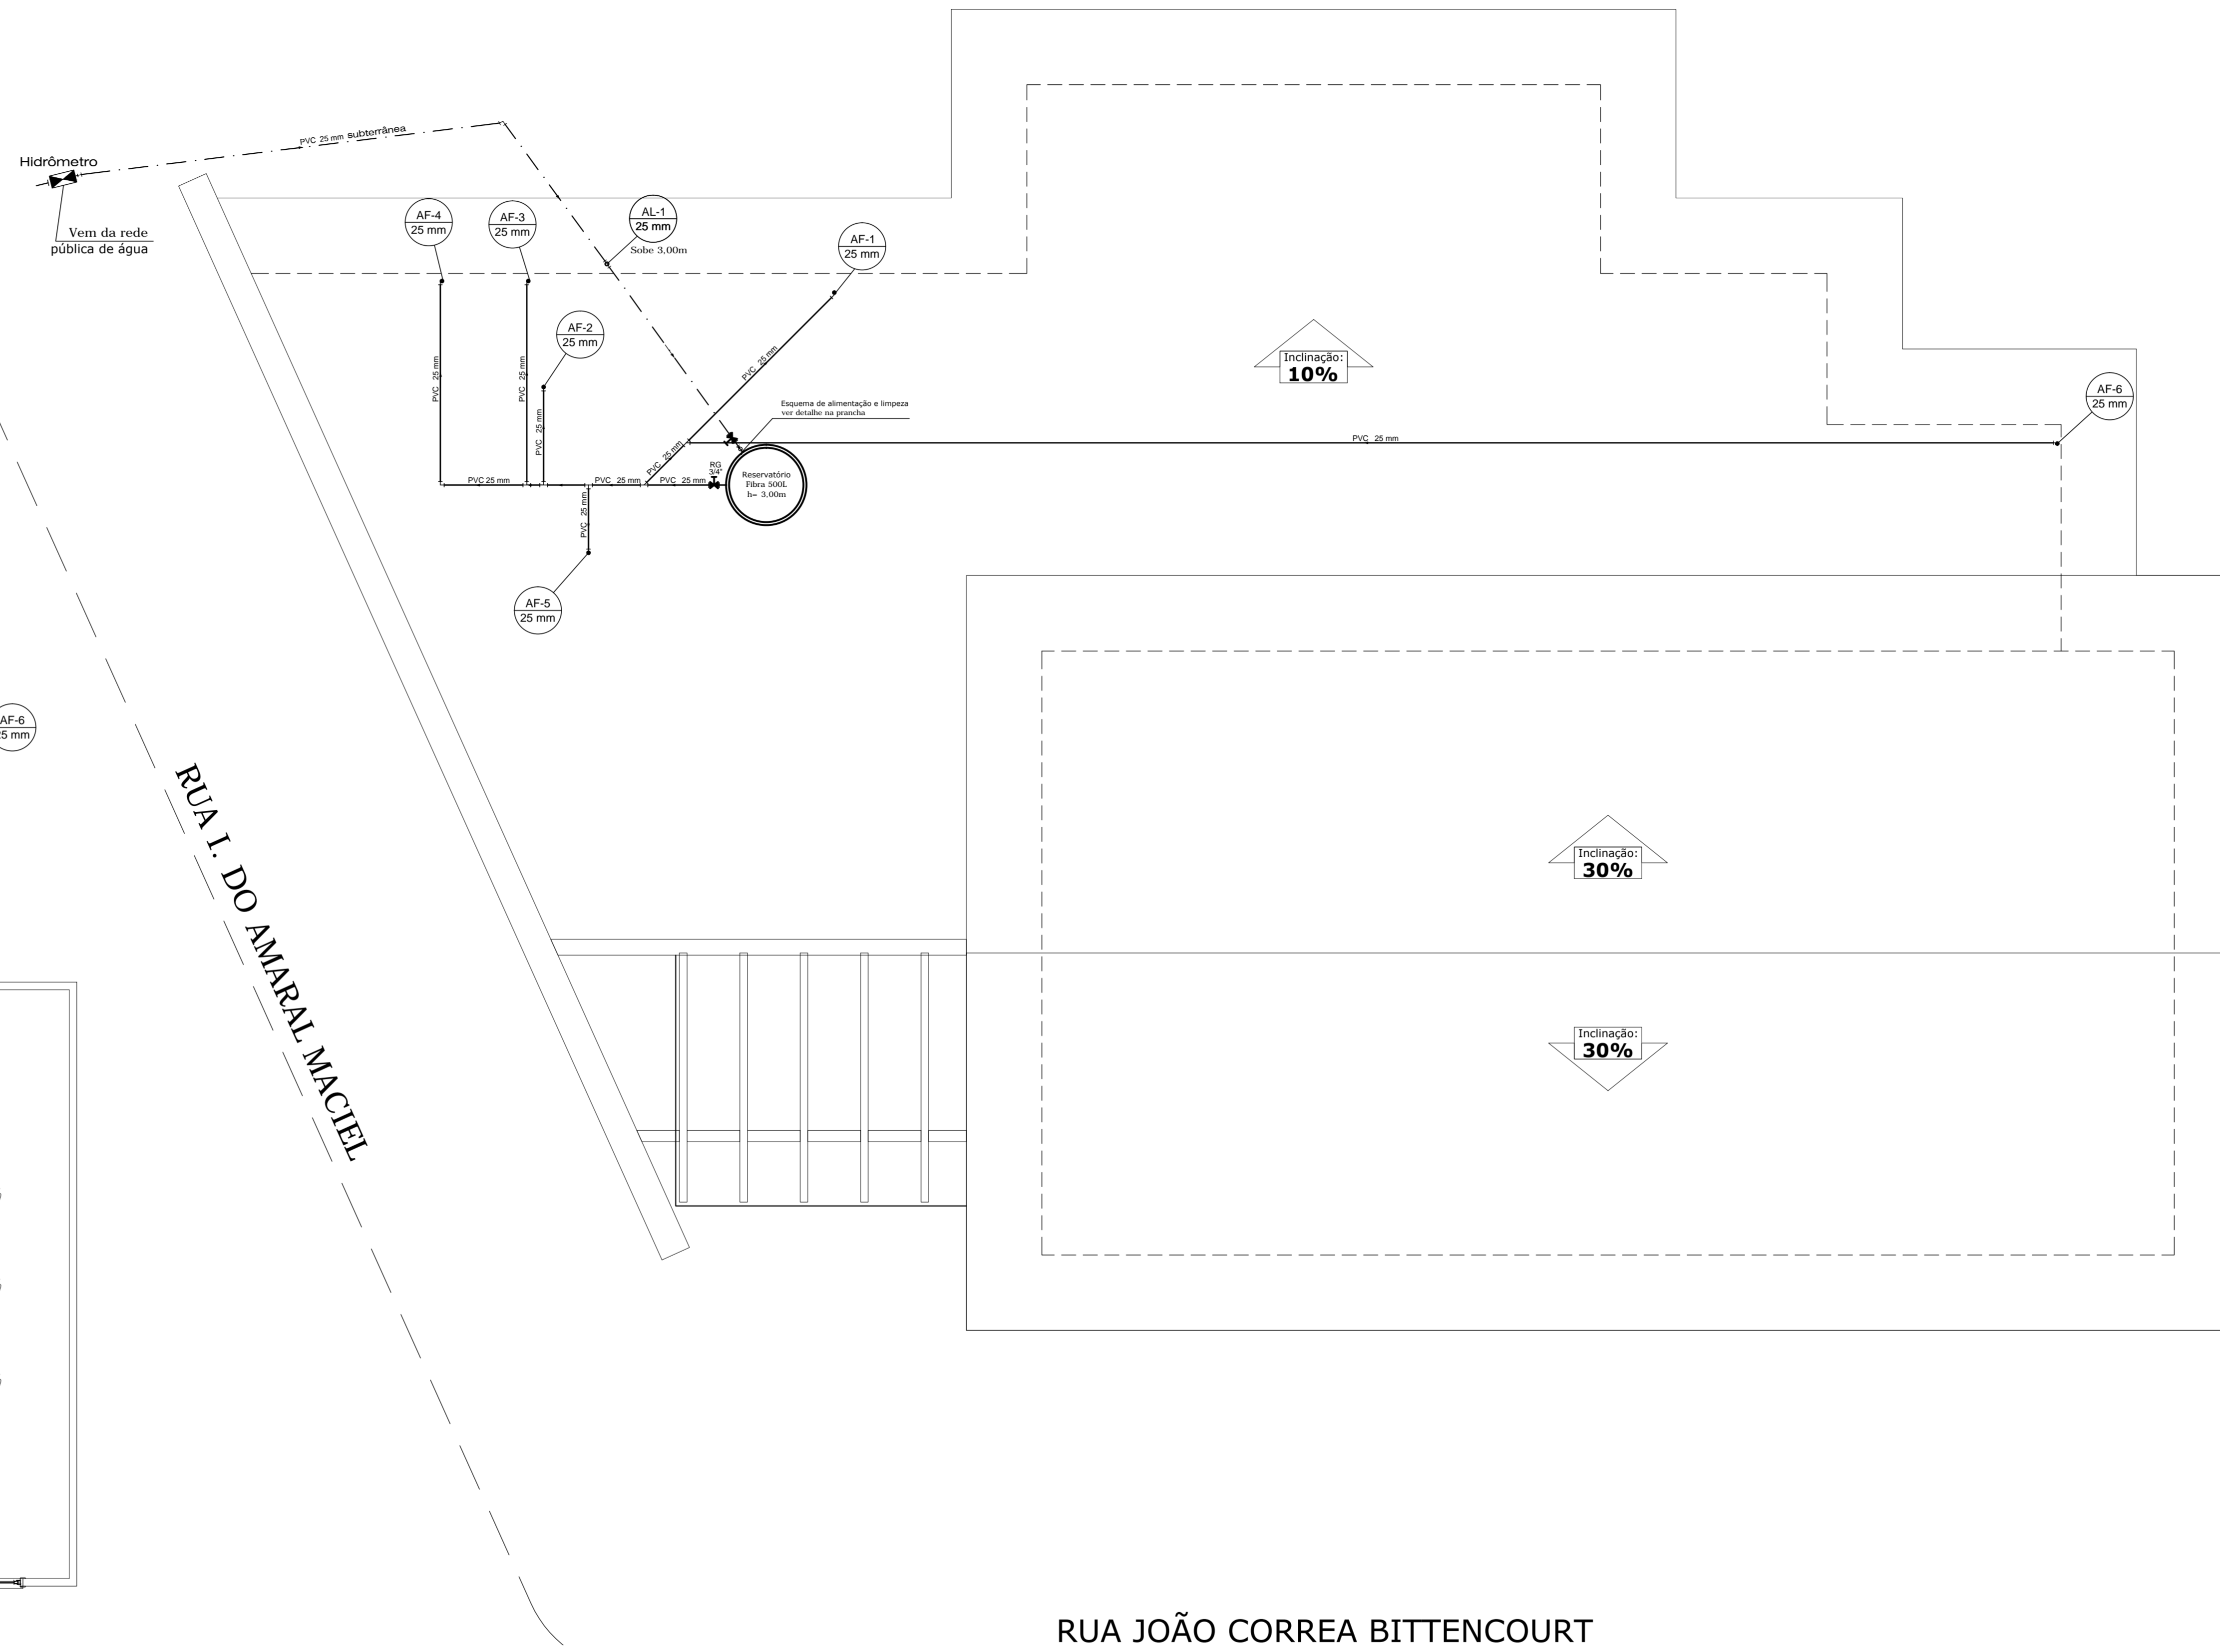

Planta Cobertura- Barrilete e Alimentação  
Escala 1/50

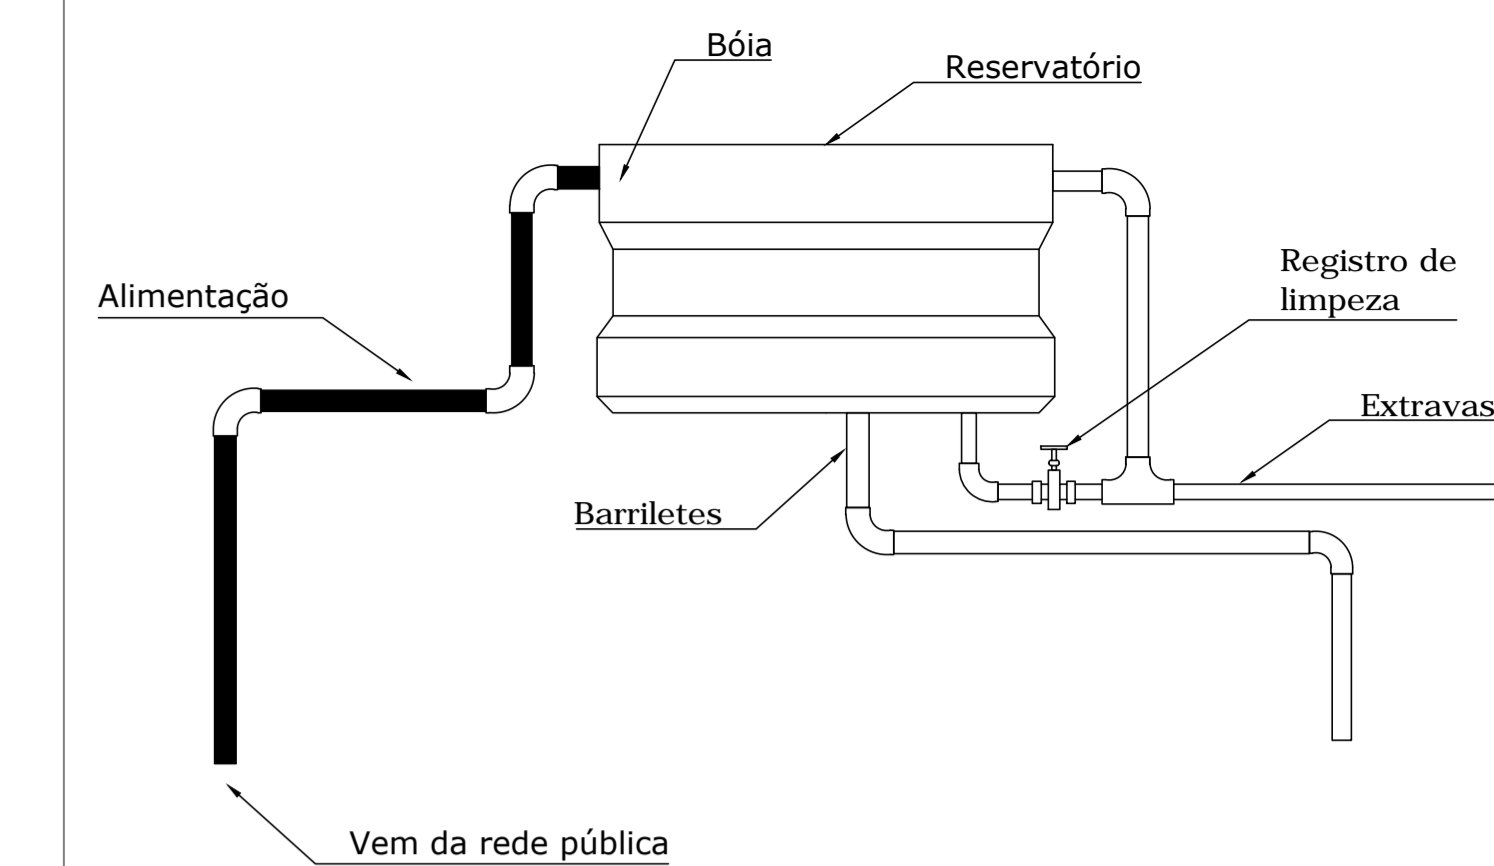

Esquema de tubulação e Limpeza do reservatório  
S/E

Lista de Materiais

Lista de Materiais	
<b>Aparelho</b>	
Torneira de Pia de Cozinha 25 mm - 1/2"	1 pç
Torneira de Tanque de Lavar 25mmx 3/4"	1 pç
Torneira de lavatório 25 mm - 1/2"	3 pç
Vaso Sanitário c/ cx. acoplada 1/2"	3 pç
<b>Metais</b>	
Registro de gaveta c/ canopla cromada 3/4"	8 pç
<b>PVC Acessórios</b>	
Bolsa de ligação p/ vaso sanitário 1. 1/2"	3 pç
Engate flexível cobre cromado com canopla 1/2 - 30cm	3 pç
Engate flexível plástico 1/2 - 30cm	3 pç
<b>PVC misto soldável</b>	
Joelho de redução soldável c/ rosca 25 mm - 1/2"	3 pç
<b>PVC rígido soldável</b>	
Adapt sold. c/ flange livre p/ cx. d'água 25 mm - 3/4"	3 pç
Adapt sold. longo c/ flange p/cx. d'água 25 mm - 3/4"	1 pç
Adapt sold.curto c/bolsa-rosca p registro 25 mm - 3/4"	16 pç
Joelho 45 soldável 25 mm	2 pç
Joelho 90° soldável 25 mm	24 pç
Tubos 25 mm	84.00 m
Tê 90 soldável 25 mm	7 pç
<b>PVC soldável azul c/ bucha latão</b>	
Joelho 90° soldável com bucha de latão 25 mm - 3/4"	1 pç
Joelho de redução 90° soldável com bucha de latão 25 mm- 1/2"	4 pç
<b>Reservatório cilíndrico</b>	
Fibra de vidro 500 L	1 pç

<b>EXECUÇÃO</b>  Daniel Aazon CAU-BR/44448-9 ARQUITETO	(48) 9867-0310 (48) 3464-4558 25	Projeto: <b>PROJETO HIDROSSANITÁRIO CÂMARA DE VEREADORES</b>
	Rua Walter Vetterli, 200 CENTRO - LAURO MULLER - SC.	Endereço: Rua Prudente Luiz Vieira, nº 104 - Centro - Bom Jardim Da Serra - SC.
Responsável Técnico: Daniel Aazon CAU-BR/44448-9	Preparado por: Câmara De Vereadores CNPJ: 73.590.937/0001-38	Escala: Planta Baixa Prumadas Hidráulicas 1/50 Planta Cobertura- Barrilete e Alimentação 1/50
Área Construída: 288,37 m²	Área Terreno: 658,62 m²	Data: Agosto 2018
Disenho: Engº Mateus De Mello		Código: <b>P016-2018</b> Folha: <b>03 / 04</b>