




3 CORTE "B-B"
ESCALA 1:50

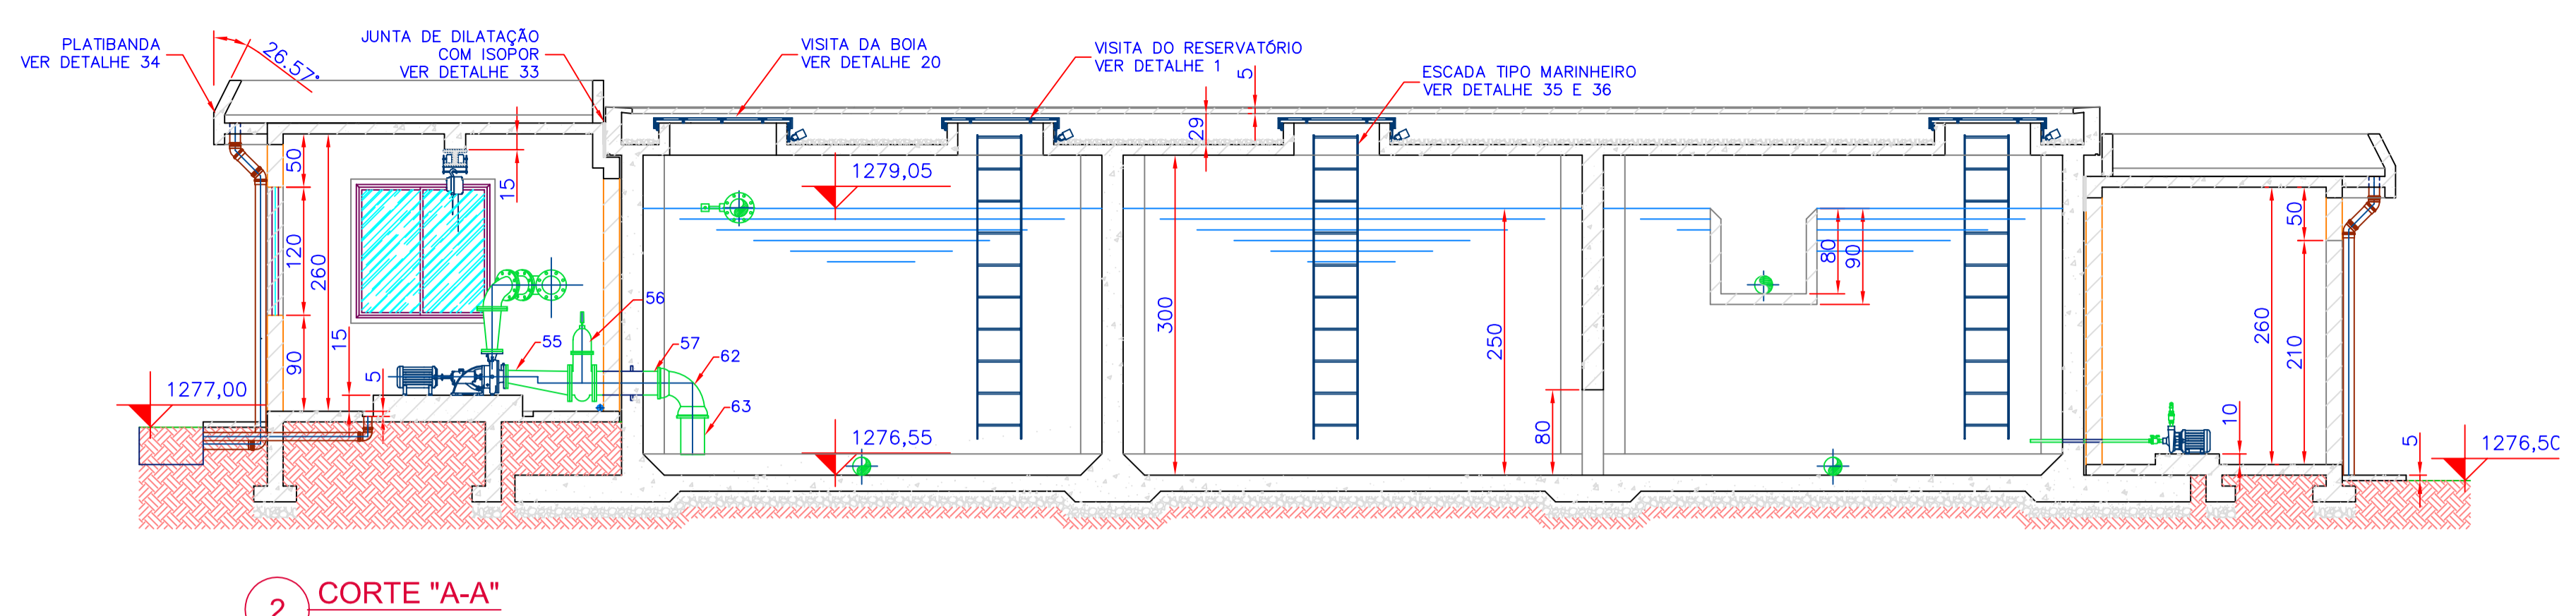


2 CORTE "A-A"
ESCALA 1:50

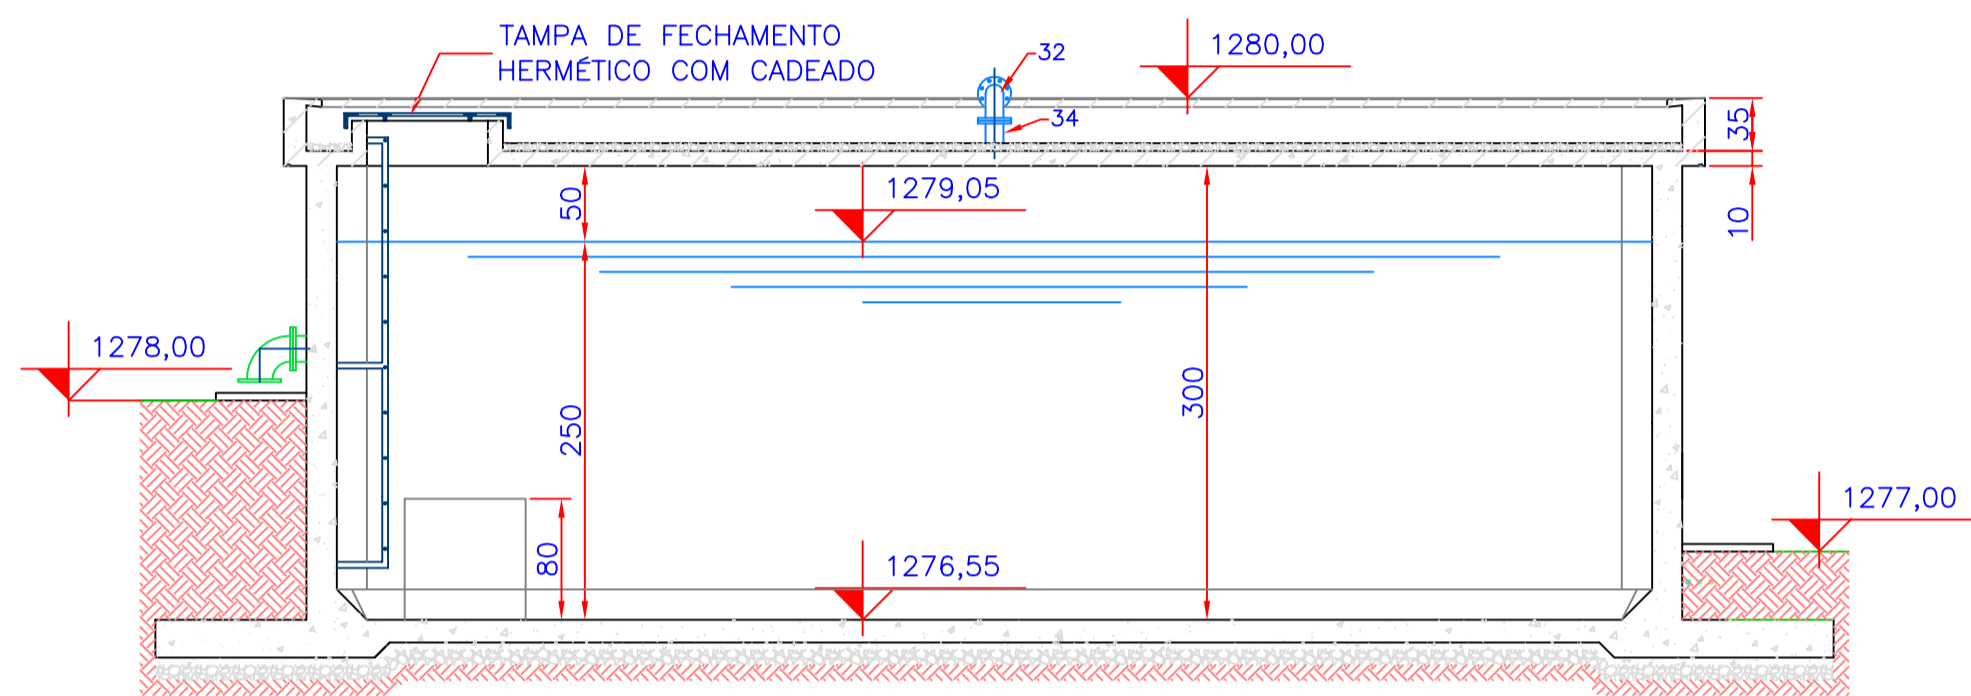

4 CORTE "C-C"
ESCALA 1:50

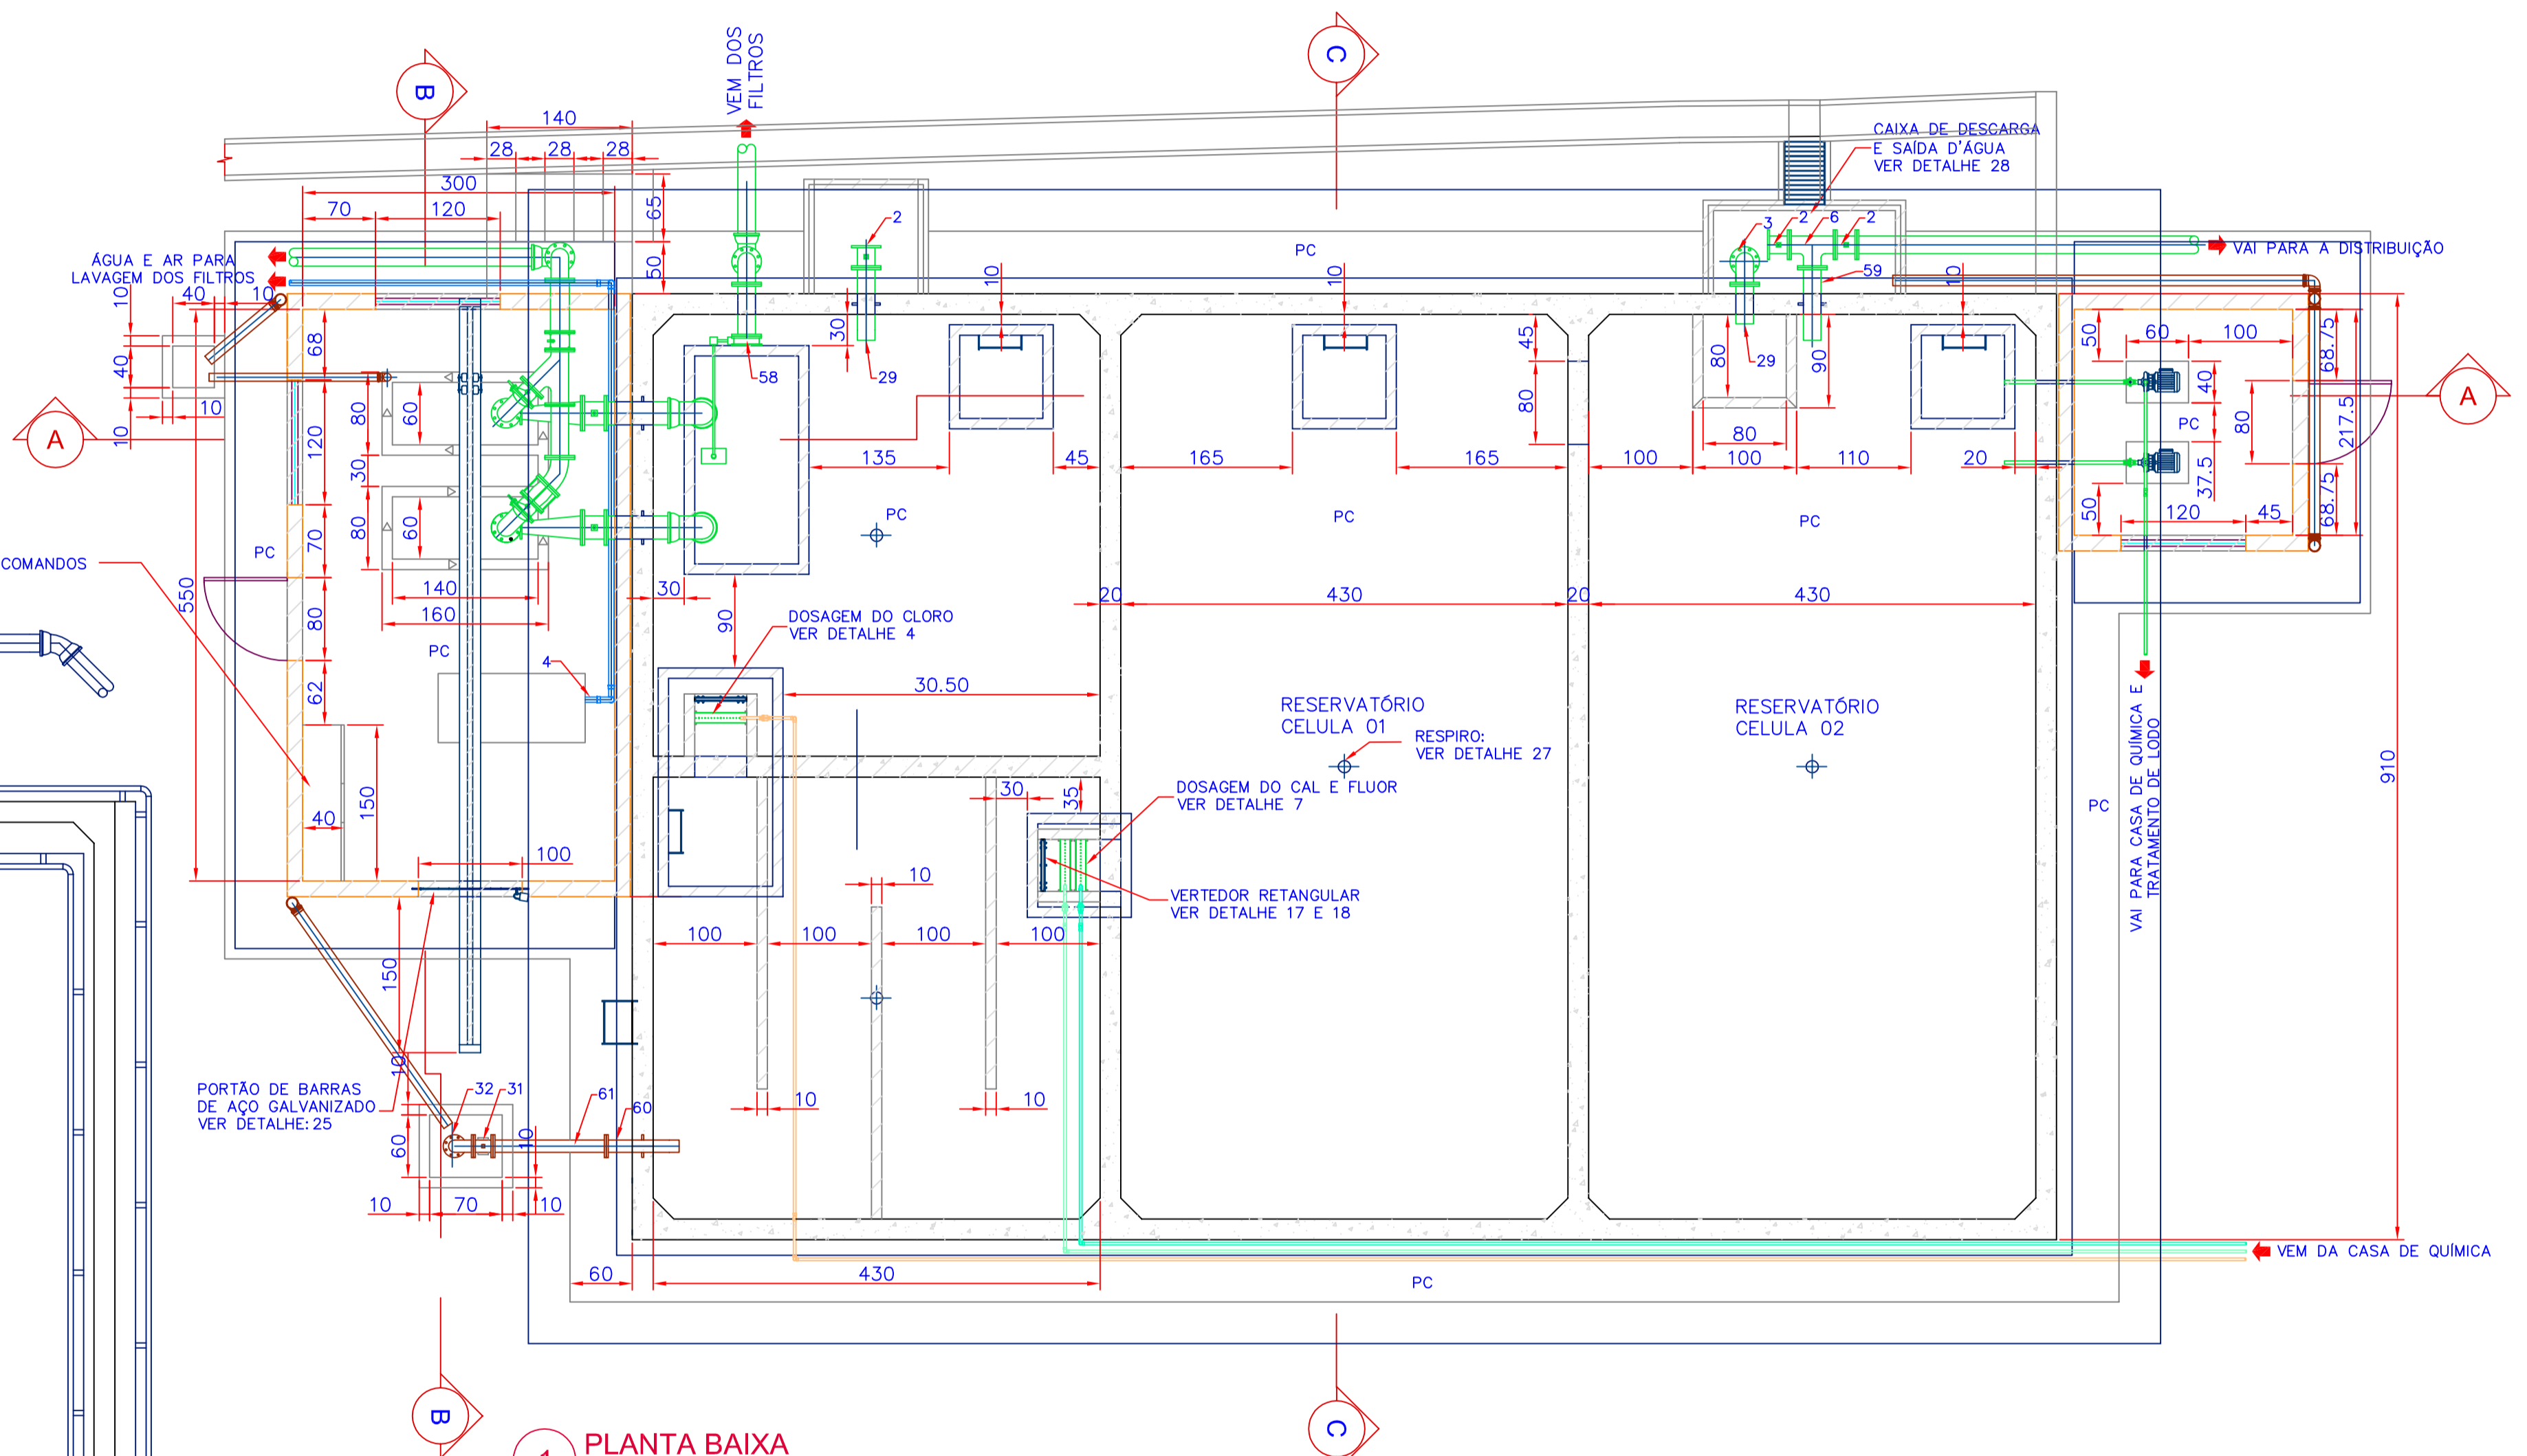

1 PLANTA BAIXA
ESCALA 1:50

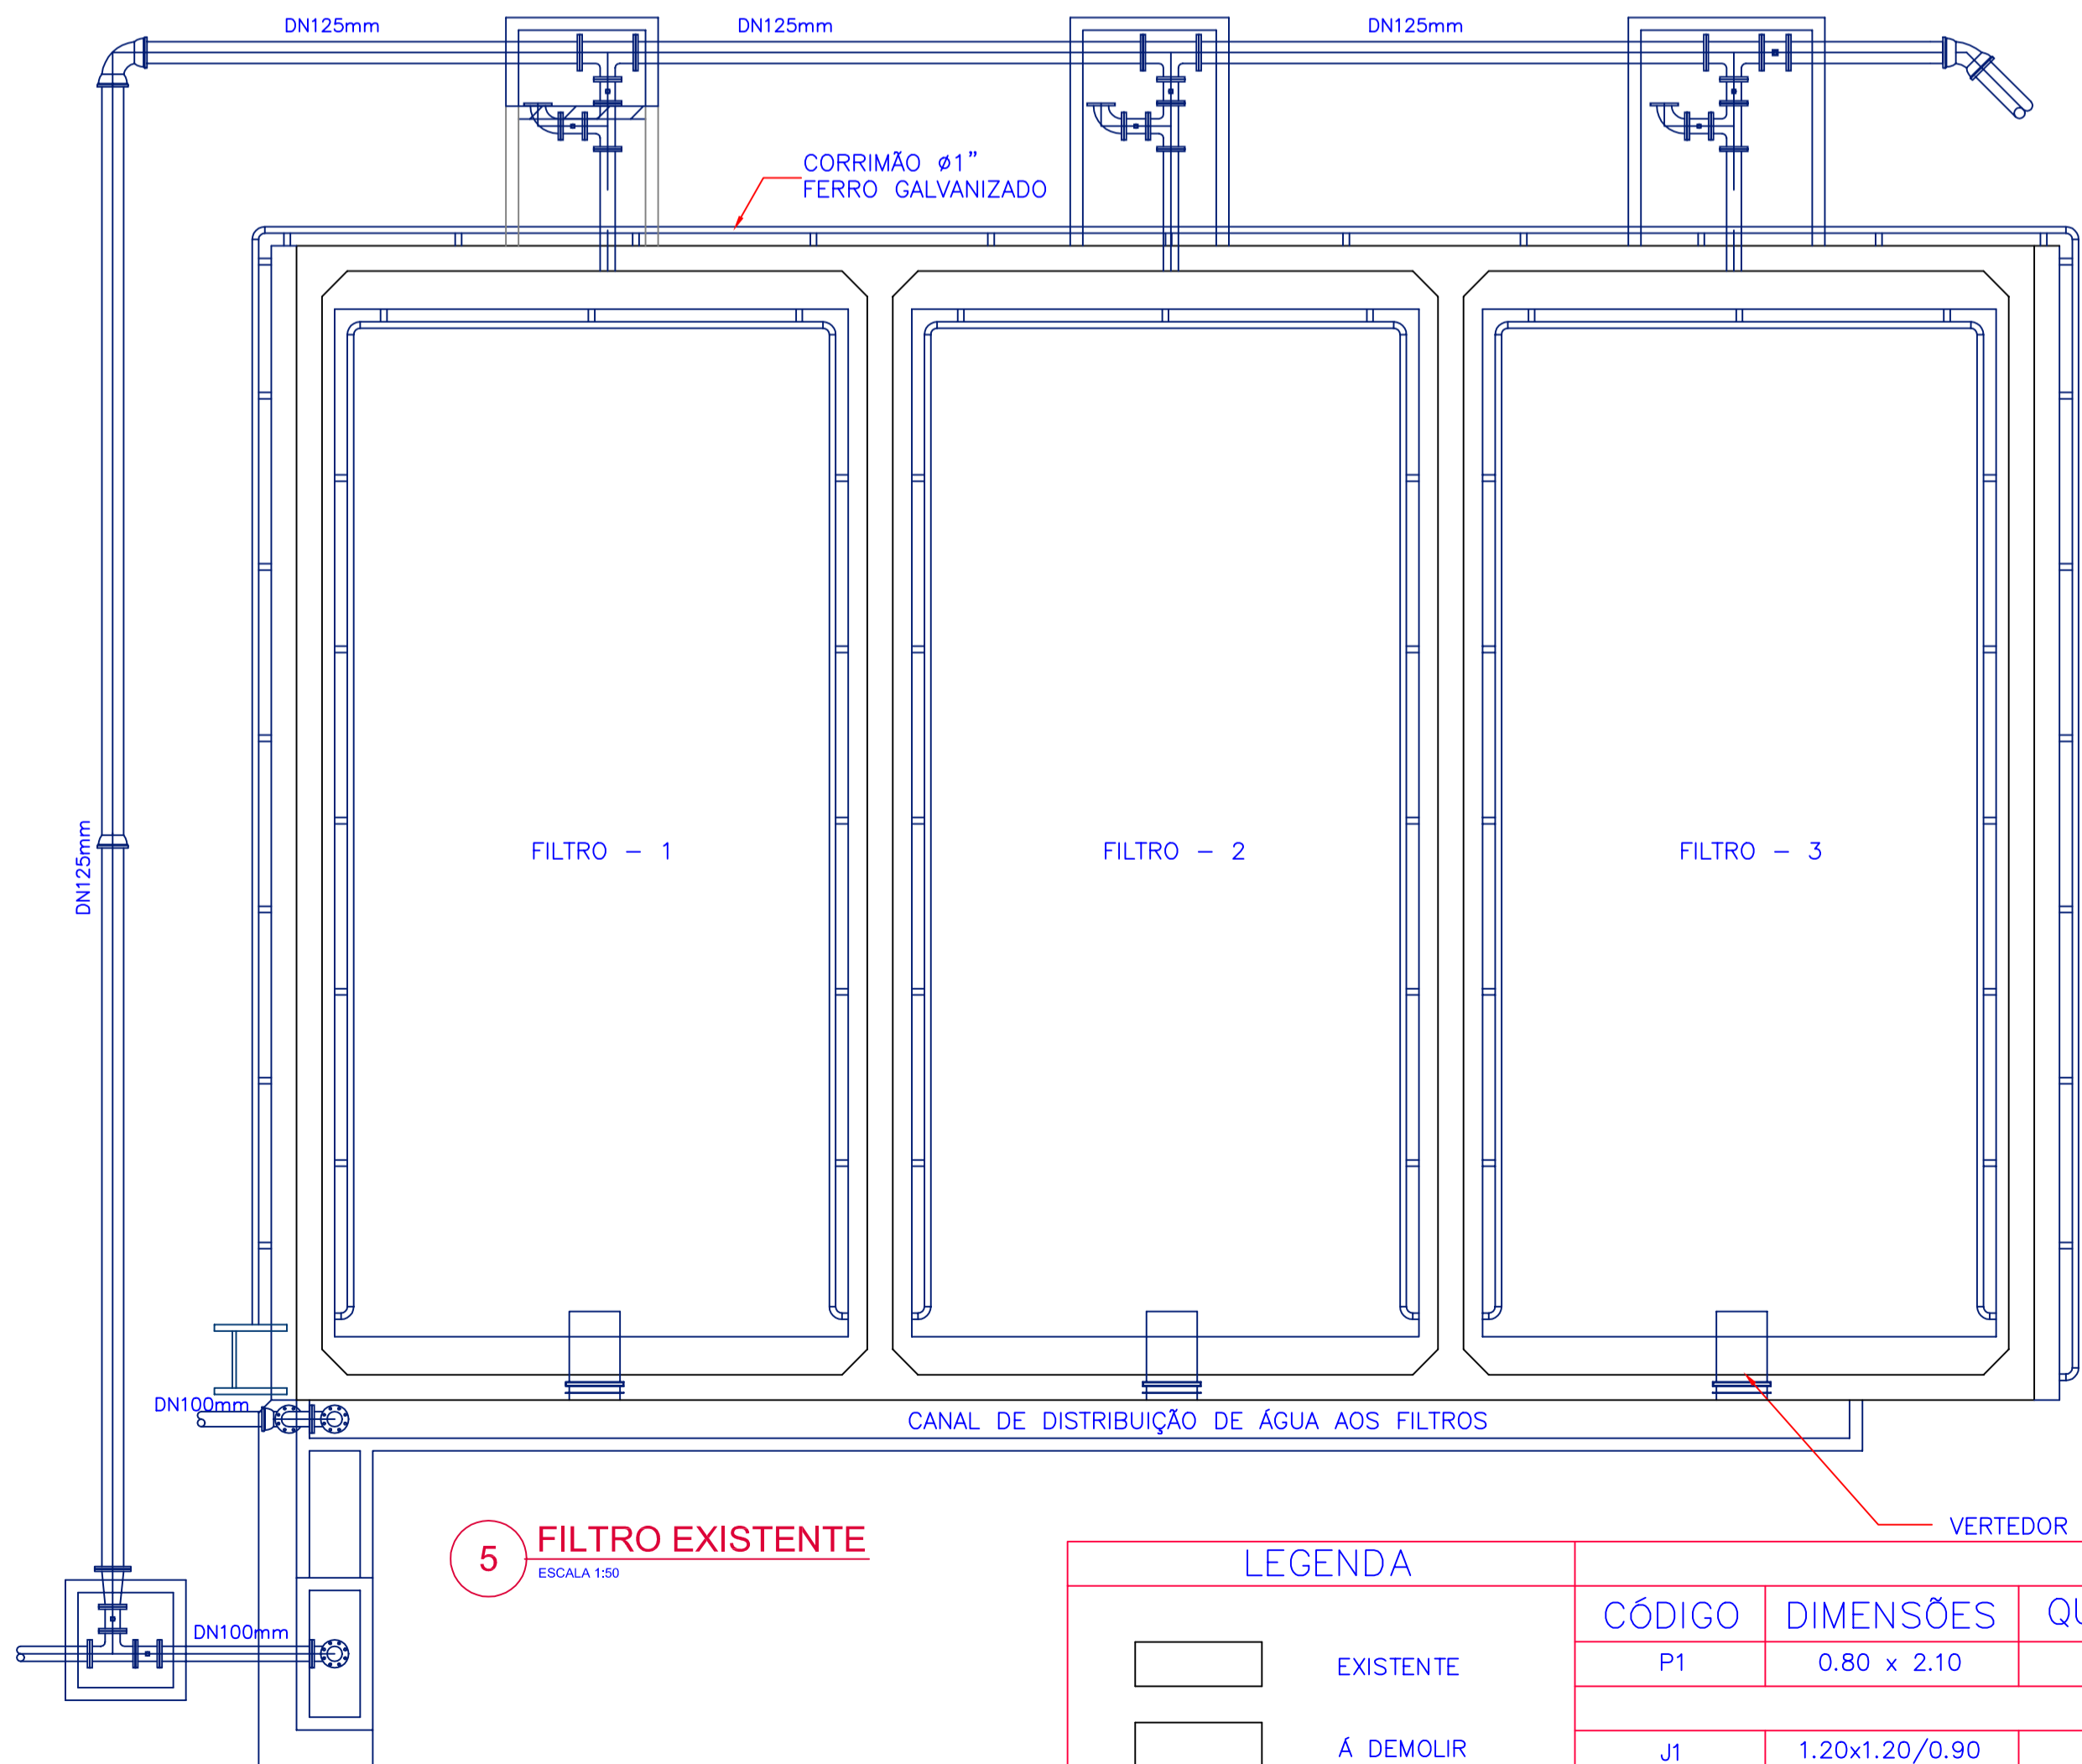

5 FILTRO EXISTENTE
ESCALA 1:50

LEGENDA		PORTAS				
CÓDIGO	DIMENSÕES	QUANT.	FUNC.	MATERIAL		
P1	0.80 x 2.10	02	ABRIR	ALUMÍNIO		
JANELAS						
J1	1.20x1.20/0.90	03	CORRER/ 2 FOLHAS	ALUMÍNIO/VIDRO		
LEGENDA						
PC	PISO CIMENTADO					

Nº	REVISÃO	DATA	LOCALIZAÇÃO DA CONSULTORIA



COMPANHIA CATARINENSE DE ÁGUAS E SANEAMENTO
 BOM JARDIM DA SERRA-SC
 ARQUITETÔNICO
 SISTEMA DE ABASTECIMENTO DE ÁGUA
ESTAÇÃO DE TRATAMENTO DE ÁGUA
 TANQUE DE DESINFECÇÃO E RESERVATÓRIO R1-270m3
 PLANTA BAIXA, CORTES "AA", "BB", "CC" E FILTRO EXISTENTE

PROJETO: VISTOS: DESENHO: DATA: MAR/01
 ESCALA: INDEICADA: TOPOGRAFIA: DATA TOP: MAR/01

FOLHA Nº: 05047-SAA-ETA-ARQ/0130