




19 PLANTA BAIXA CX. D'ÁGUA
ESCALA 1:25

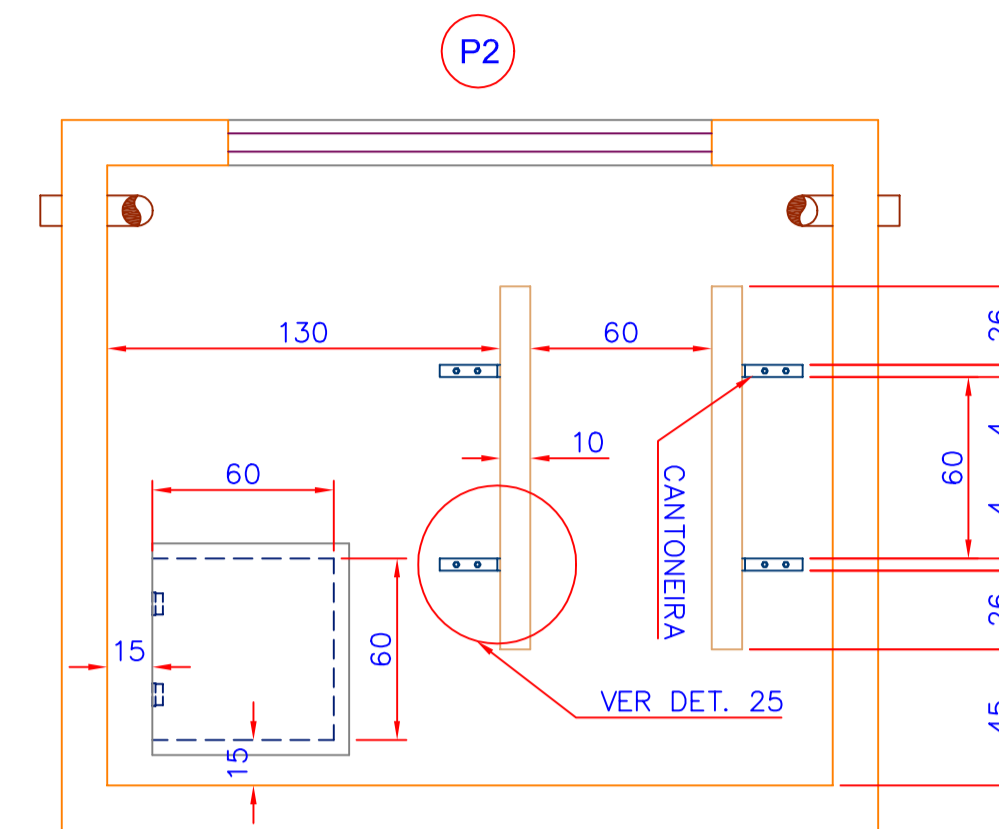


22 CANTONEIRA E SUPORTE CX. D'ÁGUA
ESCALA 1:25

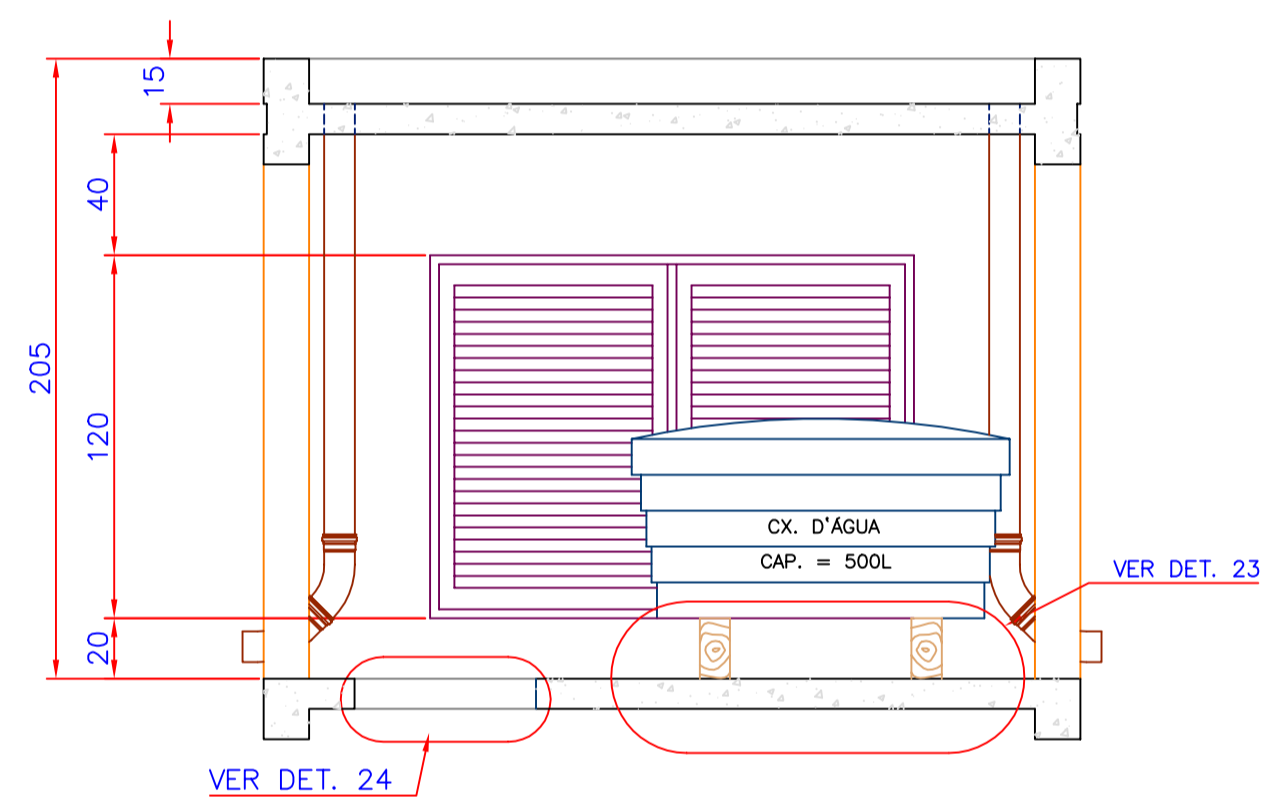


20 CORTE "G - G"
ESCALA 1:25

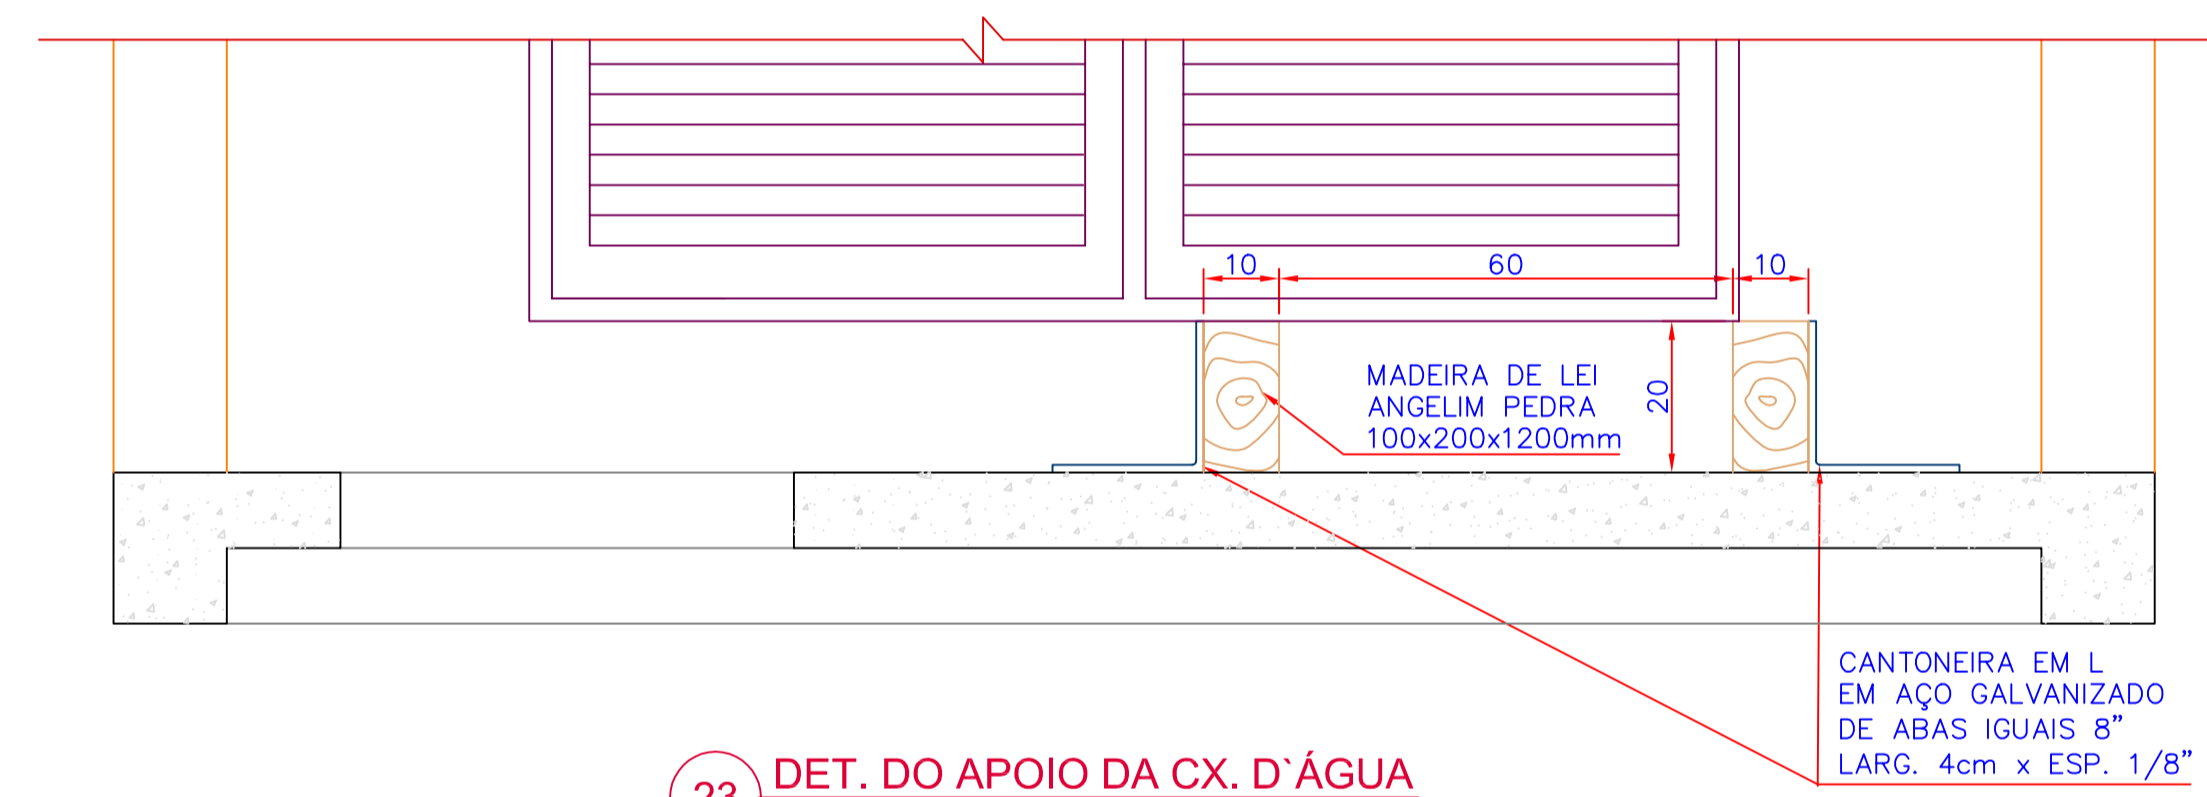


23 DET. DO APOIO DA CX. D'ÁGUA
ESCALA 1:10

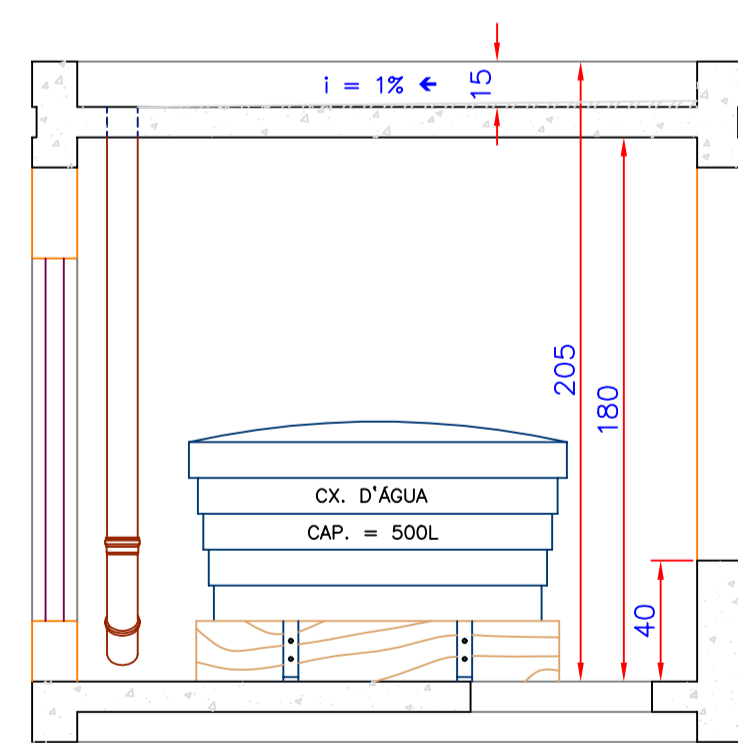

21 CORTE "F - F"
ESCALA 1:25

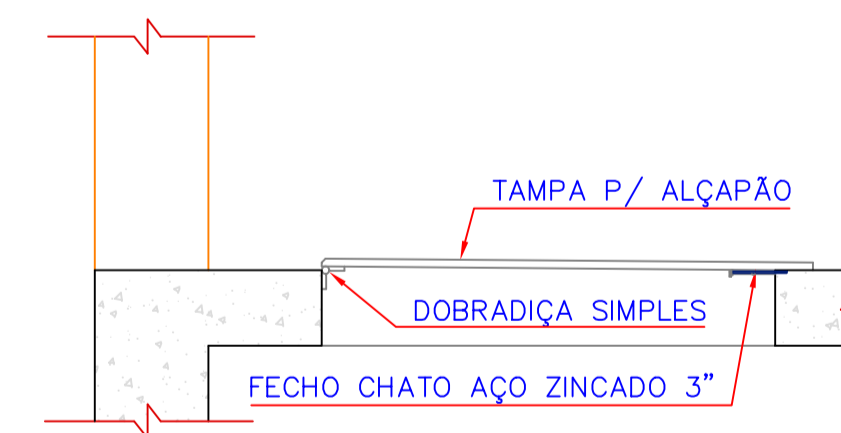

24 DETALHE DO ALÇAPÃO
ESCALA 1:10

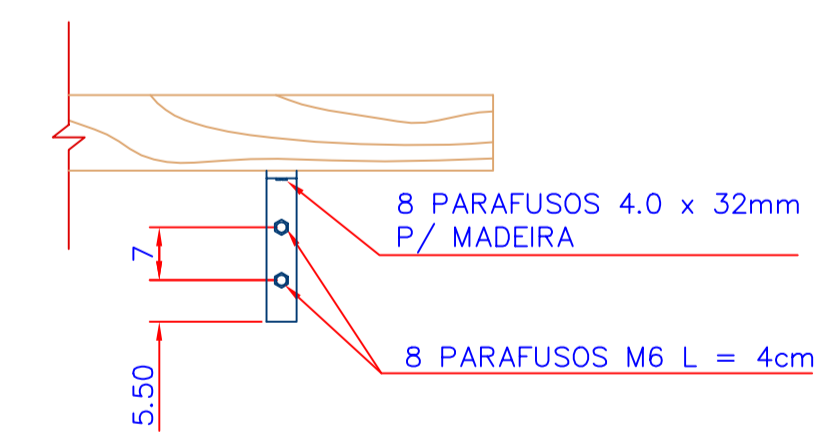

25 DET. DE FIXAÇÃO DA CANTONEIRA
ESCALA 1:10

N°	REVISÃO	DATA	LOGOMARCA DA CONSULTORIA	COMPANHIA CATARINENSE DE ÁGUAS E SANEAMENTO				
				CIDADE: BOM JARDIM DA SERRA - SC ARQUITETÔNICO				
				SISTEMA DE ABASTECIMENTO DE ÁGUA SISTEMA DE TRATAMENTO DE ÁGUA SISTEMA DE DESIDRATAÇÃO E CONDICIONAMENTO DE LODO VOLUME DE CX. D'ÁGUA E DETALHES				
				PROJETO	VISTOS	DESENHO	DATA	FOLHA N°
				ESCALA INDICADA	TOPOGRAFIA	DATA TOP.	JAN/99	05047-SAA-ETA-ARQ/0200