



26 PLANTA BAIXA
ESCALA 1:50

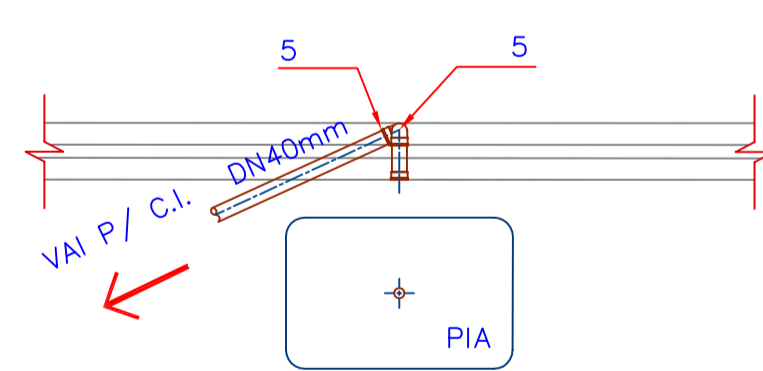


28 ESGOTO PIA
ESCALA 1:20

SIMBOLOGIA	
	PONTO QUE SOBE
	PONTO QUE DESCE
	REGISTRO DE GAVETA
	REGISTRO DE ESFERA

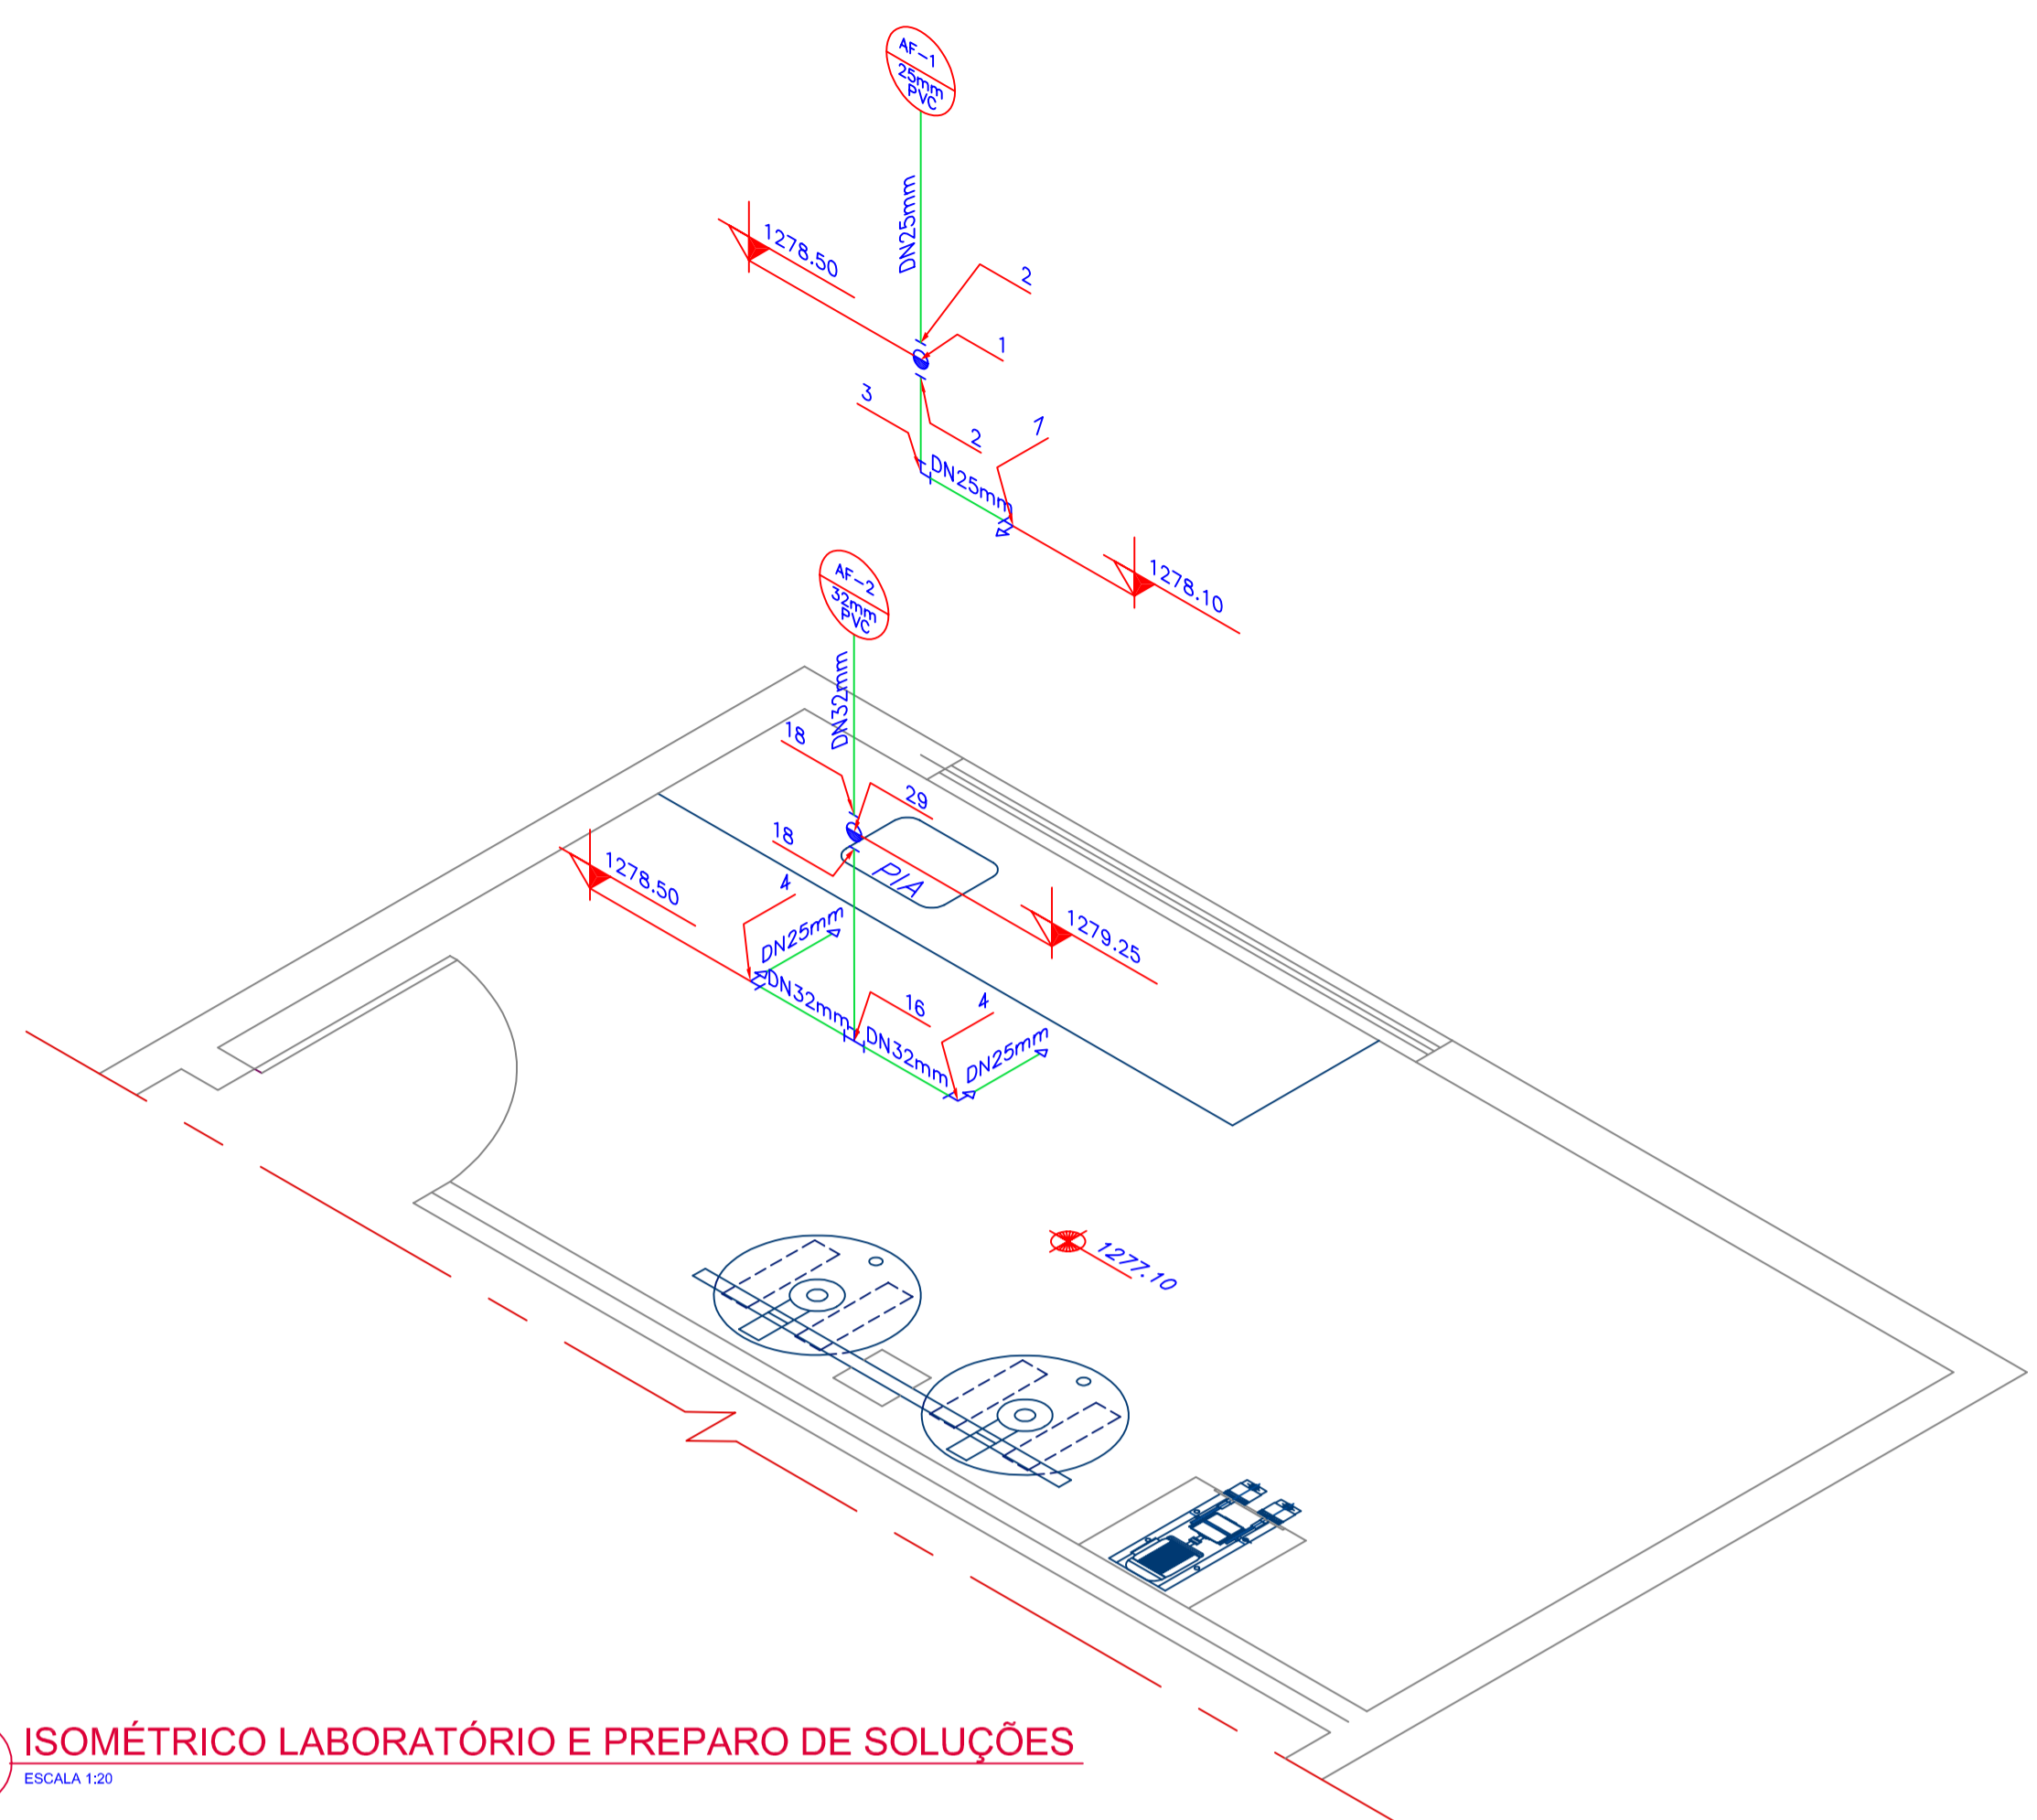

27 ISOMÉTRICO LABORATÓRIO E PREPARO DE SOLUÇÕES
ESCALA 1:20

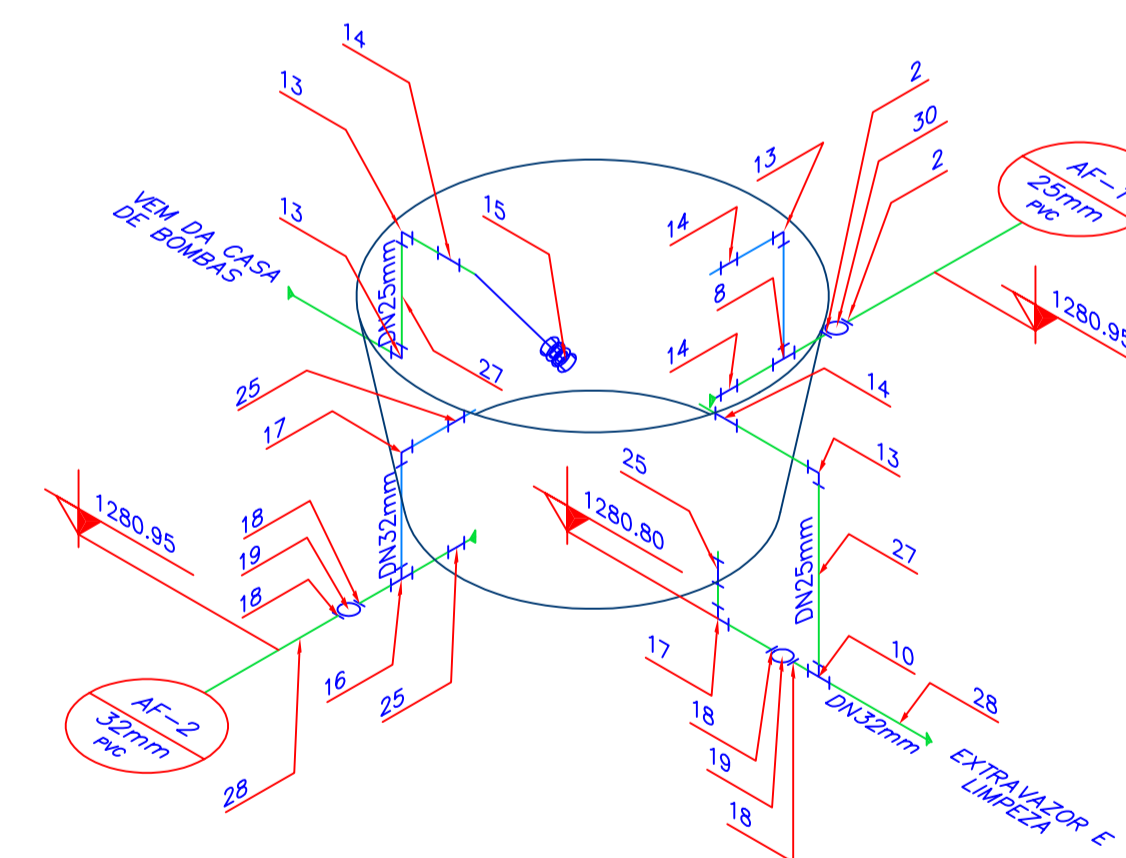

29 ISOMÉTRICO CX. D'ÁGUA
ESCALA 1:20

RELAÇÃO DOS MATERIAS DE ÁGUA FRIA E ESGOTO

Nº	ESPECIFICAÇÕES	QTDE	Nº	ESPECIFICAÇÕES	QTDE	Nº	ESPECIFICAÇÕES	QTDE
01	REGISTRO DE GAVETA LATÃO C/ ACABAMENTO DN-3/4"	01	14	ADAPTADOR C/ FLANGES LIVRES PVC DN25 x 3/4"	04	29	REGISTRO DE GAVETA C/ ACABAMENTO DN-1"	01
02	ADAPTADOR CURTO PVC SD-01 DN25mm x 3/4"	04	15	TORNEIRA BÓIA DN-3/4"	01	30	REGISTRO DE ESFERA ROSCÁVEL PVC DN-3/4"	01
03	JOELHO 90° PVC DN25mm	01	16	TÊ 90° PVC DN32mm	02	31	TUBO PVC DN40mm ESGOTO	01
04	JOELHO DE REDUÇÃO 90° PVC DN32mm x 25mm	02	17	CURVA 90° PVC DN32mm	03	32	TUBO PVC DN100mm ESGOTO	04
05	JOELHO 90° PVC ESGOTO DN40mm	02	18	ADAPTADOR CURTO PVC SD-01 DN32 x 1"	06			
07	JOELHO 90° PVC C/ ROSCA DN25mm x 3/4"	01	19	REGISTRO DE ESFERA ROSCÁVEL PVC DN-1"	02			
08	TÊ 90° PVC DN25mm	01	25	ADAPTADOR C/ FLANGES LIVRES PVC DN32 x 1"	03			
10	TÊ DE REDUÇÃO PVC DN32mm x 25mm	01	27	TUBO PVC DN25mm	04			
13	CURVA 90° PVC DN25mm	06	28	TUBO PVC DN32mm	02			

LEGENDA	
AF	ÁGUA FRIA
AB	ÁGUA BRUTA
AFI	ÁGUA FILTRADA
AC	ÁGUA CLARIFICADA
CI	CAIXA DE INSPEÇÃO

Nº	REVISÃO	DATA	LOCALIZAÇÃO DA CONSULTORIA



COMPANHIA CATARINENSE DE ÁGUAS E SANEAMENTO
 BOM JARDIM DA SERRA - SC
 HIDRO-SANITÁRIO
 SISTEMA DE ABASTECIMENTO DE ÁGUA
 ESTAÇÃO DE TRATAMENTO DE ÁGUA
 SISTEMA DE DESIDRATAÇÃO E CONDICIONAMENTO DE LODO
 DISTRIBUIÇÃO DE ÁGUA, ISOMÉTRICO E ESGOTO

PROJETO: VISTOS: DESENHO: DATA: FIGURA Nº: 05045-SAA-ETA-HIS/0040
 ESCALA INDICADA: TOPOGRAFIA: DATA TOP: