




Detalhe S1
escala 1:50

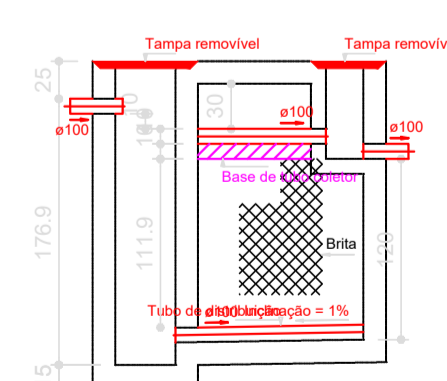


FILTRO ANAERÓBIO
CORTE - ESC. 1:50

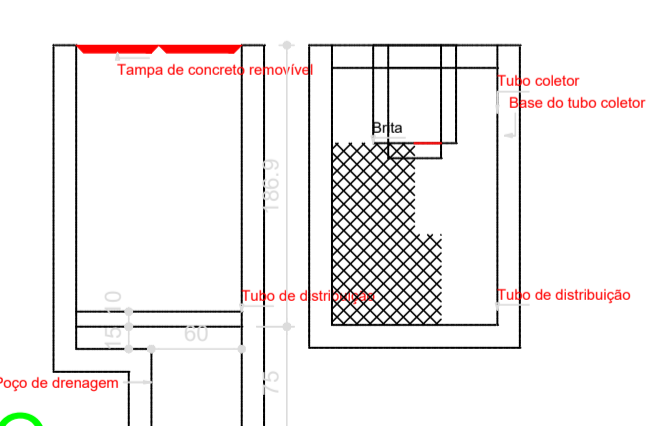

FILTRO ANAERÓBIO
CORTES - ESC. 1:50

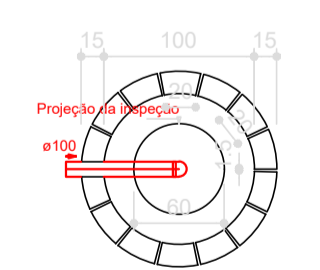

SUMIDOURO
PLANTA BAIXA - ESC. 1:50

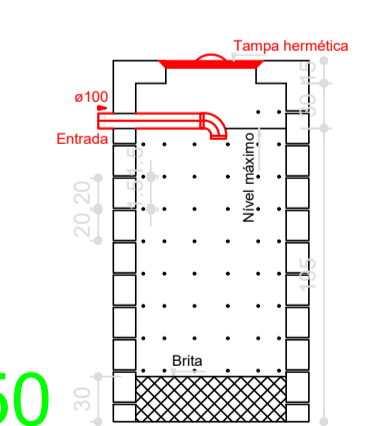

SUMIDOURO
CORTE - ESC. 1:50

QUADRO DE ÁREAS: Área Total: 73,12 m ²		OBRA: BANHEIROS - PARQUE DE EXPOSIÇÕES
ENDEREÇO: SC 390, S/N, BAIRRO CTG Bom Jardim da Serra - SC		
RESP. TÉCNICO: Eng. Civil Jorge E. Batista Muniz <small>CREA-SC 143378-1</small>		
PROPRIETÁRIO: Prefeitura Municipal de Bom Jardim da Serra <small>CNPJ: 82.844.754/0001-92</small>		
DESCRIÇÃO: PROJETO HIDROSSANITÁRIO SANITÁRIO SISTEMAS DE TRATAMENTO		PRANCHA: 3/3
ESCALA: INDICADA	ÁREA TOTAL: 73,12m ²	DATA: Novembro/2022
FORMATO PRANCHA: A1(841X594mm)		REVISÃO: JEBM-17/11/21